


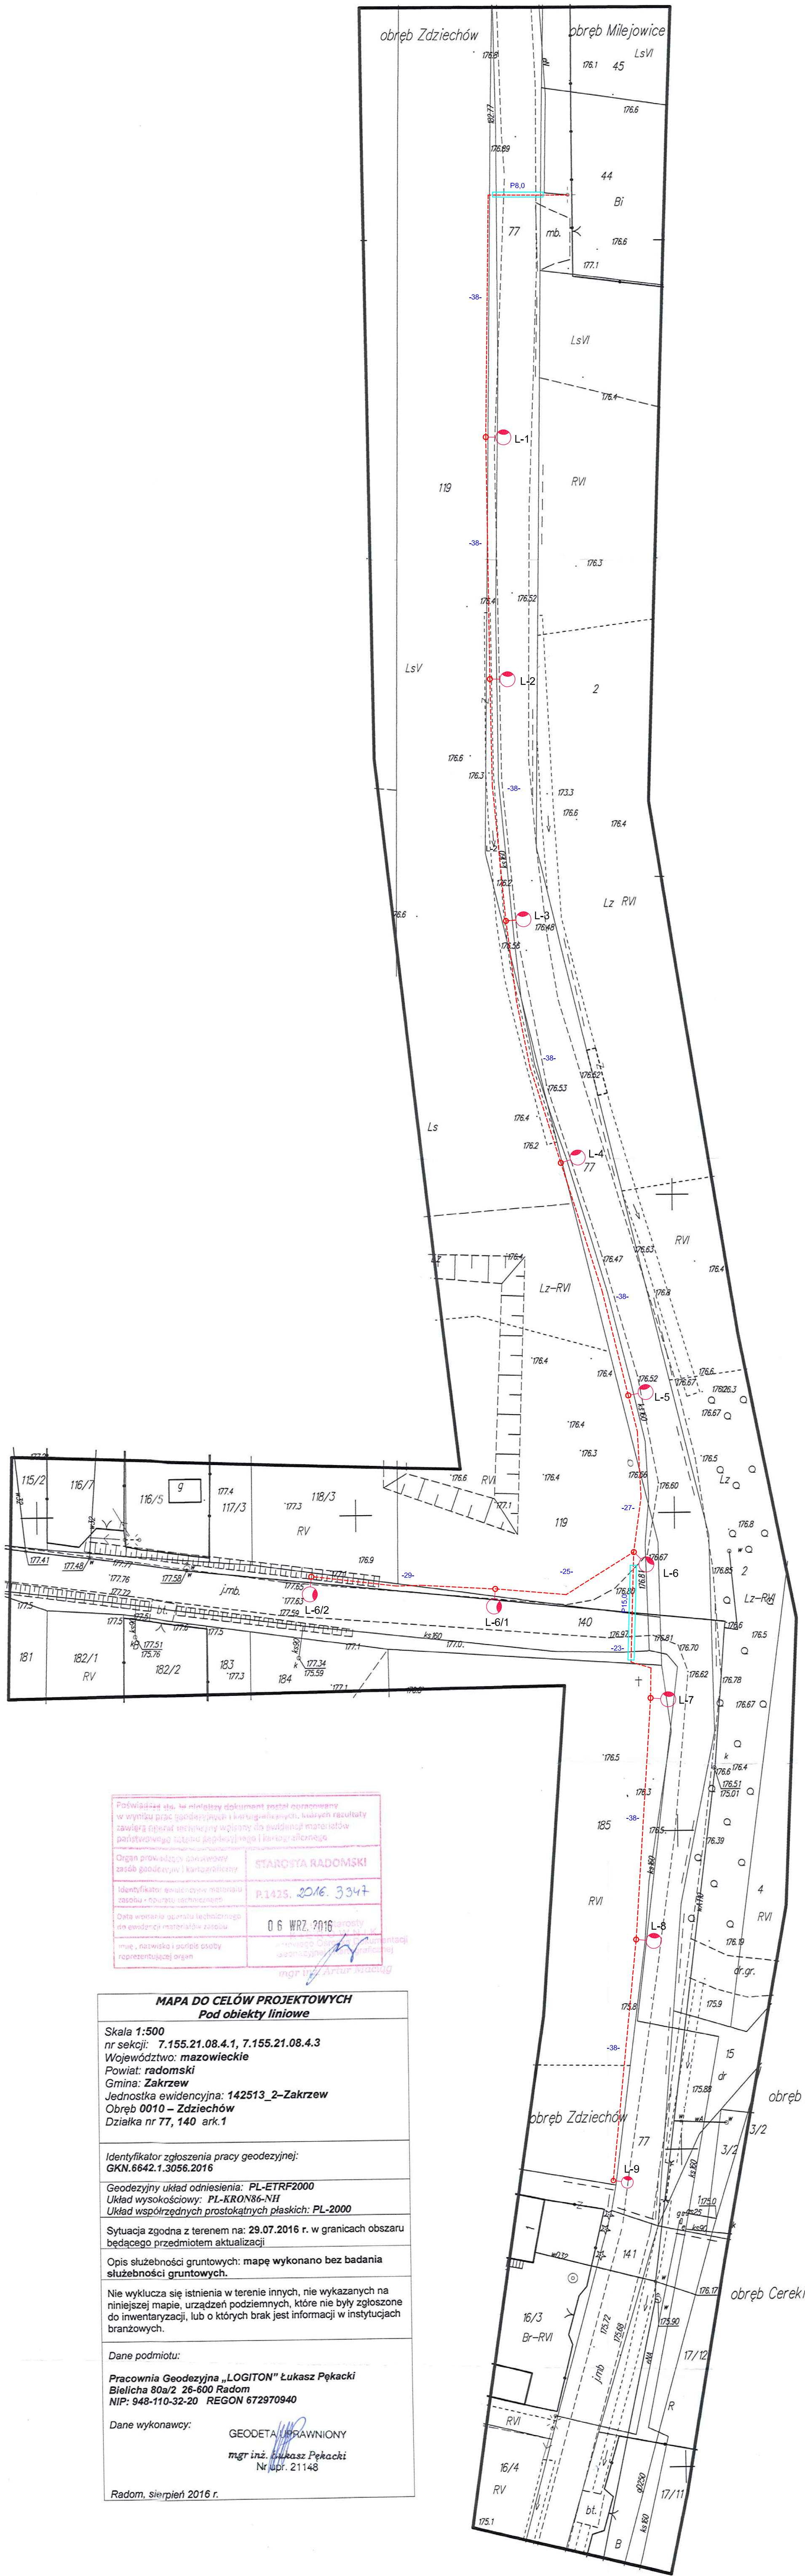

Poświadczam, że niniejszy dokument został opracowany w wyniku prac geodezyjnych i kartograficznych, których rezultaty zawiera projekt techniczny wpłynęły do ewidencji państwowego zasobu geodezyjnego i kartograficznego	
Organ prowadzący ewidencję zasobu geodezyjnego i kartograficznego	STAROSTA RADOMSKI
Identyfikator ewidencji zasobu geodezyjnego i kartograficznego	P.1425.2016.3347
Data wydania projektu technicznego do ewidencji zasobu geodezyjnego i kartograficznego	06 WRZ 2016
Imię, nazwisko i podpis osoby reprezentującej organ	mgr inż. Artur Maciejewski

MAPA DO CELÓW PROJEKTOWYCH Pod obiekty liniowe	
Skala 1:500 nr sekcji: 7.155.21.08.4.1, 7.155.21.08.4.3 Województwo: mazowieckie Powiat: radomski Gmina: Zakrzew Jednostka ewidencyjna: 142513_2-Zakrzew Obręb 0010 - Zdzichów Działka nr 77, 140 ark.1	
Identyfikator zgłoszenia pracy geodezyjnej: GKN.6642.1.3056.2016	
Geodezyjny układ odniesienia: PL-ETRF2000 Układ wysokościowy: PL-KRON86-NH Układ współrzędnych prostokątnych płaskich: PL-2000	
Sytuacja zgodna na: 29.07.2016 r. w granicach obszaru będącego przedmiotem aktualizacji	
Opis służebności gruntowych: mapę wykonano bez badania służebności gruntowych.	
Nie wyklucza się istnienia w terenie innych, nie wykazanych na niniejszej mapie, urządzeń podziemnych, które nie były zgłoszone do inwentaryzacji, lub o których brak jest informacji w instytucjach branżowych.	
Dane podmiotu: Pracownia Geodezyjna „LOGITON” Łukasz Pękacki Bielicha 80a/2 26-600 Radom NIP: 948-110-32-20 REGON 672970940	
Dane wykonawcy: GEODETA UPRAWNIONY mgr inż. Łukasz Pękacki Nr upr. 21148	
Radom, sierpień 2016 r.	

Jednostka projektowa:	PRACOWNIA PROJEKTOWA Andrzej Pawlikowski 26-600 RADOM ul. Zbrowskiego 29 m. 16	stadium:	PW
Inwestor:	Urząd Gminy w Zakrzewie Zakrzew 51, 26-652 Zakrzew	skala:	1:500
Oblekt:	Oświetlenie drogowe w m-ci Zdzichów		
Projektował:	Inż. Andrzej Pawlikowski	upr.nr GP-III-7342/75/91	
Sprawił:	mgr inż. Mariusz Jażdżyk	upr.nr GP-III-7342/16/92	
Tytuł rysunku:	Plan zagospodarowania terenu	data:	04.2018r
		nr rys.:	1

OZNACZENIA:

- Proj. kabel oświetleniowy i zasilający
- Proj. latarnie z oprawami ośw.
- Proj. rury ochronne SRS 75