

LEGENDA:

S-G-100-S

Grzejnik stojący

S-G-100-S

Grzejnik podłogowy

S-G-100-S

Grzejnik płytowy

Budynek: S-szkola; P-przedszkole

Grzejnik

S-G-100-60 Numer kolejny grzejnika

Poziom: 100=parter; 101=+1

Rura c.o. zasilająca - obieg grzejnikowy

(przewodzenie w warstwach posadzkowych)

Rura c.o. powrotna - obieg grzejnikowy

(przewodzenie w warstwach posadzkowych)

Rura c.o. zasilająca - obieg kocioł-rozdziałacz

(przewodzenie pod strzem)

Rura c.o. powrotna - obieg kocioł-rozdziałacz

(przewodzenie pod strzem)

Rura c.t. zasilająca - obieg central wentylacyjnych

(przewodzenie pod strzem)

Rura c.t. powrotna - obieg central wentylacyjnych

(przewodzenie pod strzem)

20°C Projektowana temperatura wewnętrzna w pom. [°C]

895 W Projektowane obciążenie cieplne [W]

Q=6,0kW Moc cieplna [kW]

2xDN20 Średnica przewodu zasilającego i powrotnego

01 Numer planu centralnego ogrzewania

Rozdzielacz c.o.

Poziom

R-100-11 Numer kolejny rozdzielacza

18690 W Moc cieplna [W]

5 obiegów Ilość obiegów

1x1x1 Wytnięty skrzynki

Uwagi Uwagi

Rury ogrzewane kablem grzejnym 15W/mb rury

WR Węzeł cieplowniczy z pompą obiegową,

zaworem równowagującym, trójdrogowym, zaworami odcinającymi

Uwagi:

1. W najwyższych punktach instalacji zamontować automatyczne

odpowietrzniki.

2. W najniższych punktach instalacji zamontować zawory spustowe ze

złączką do węża

3. Parametry instalacji

- c.o. (grzejniki płytowe i konwektorowe) i c.t.: 70/50°C

przy obliczeniowej temp.zew. -20°C

4. Przewody instalacji c.o. i c.t. należy wykonać:

- piony i poziomy z rur stalowych czarnych ze szwem z usuniętym

wypływem


- podejścia do grzejników od rozdzielaczy oraz ogrzewanie

podłogowe z rur wielowarstwowych PE-RT/AL/PE-RT

6. Wszystkie przejścia przewodów przez przegrody oddzielenia p.poż.,

należy zabezpieczyć przepustami ognioochronnymi o odporności ogniowej

równiej odporności ogniowej przegrody.

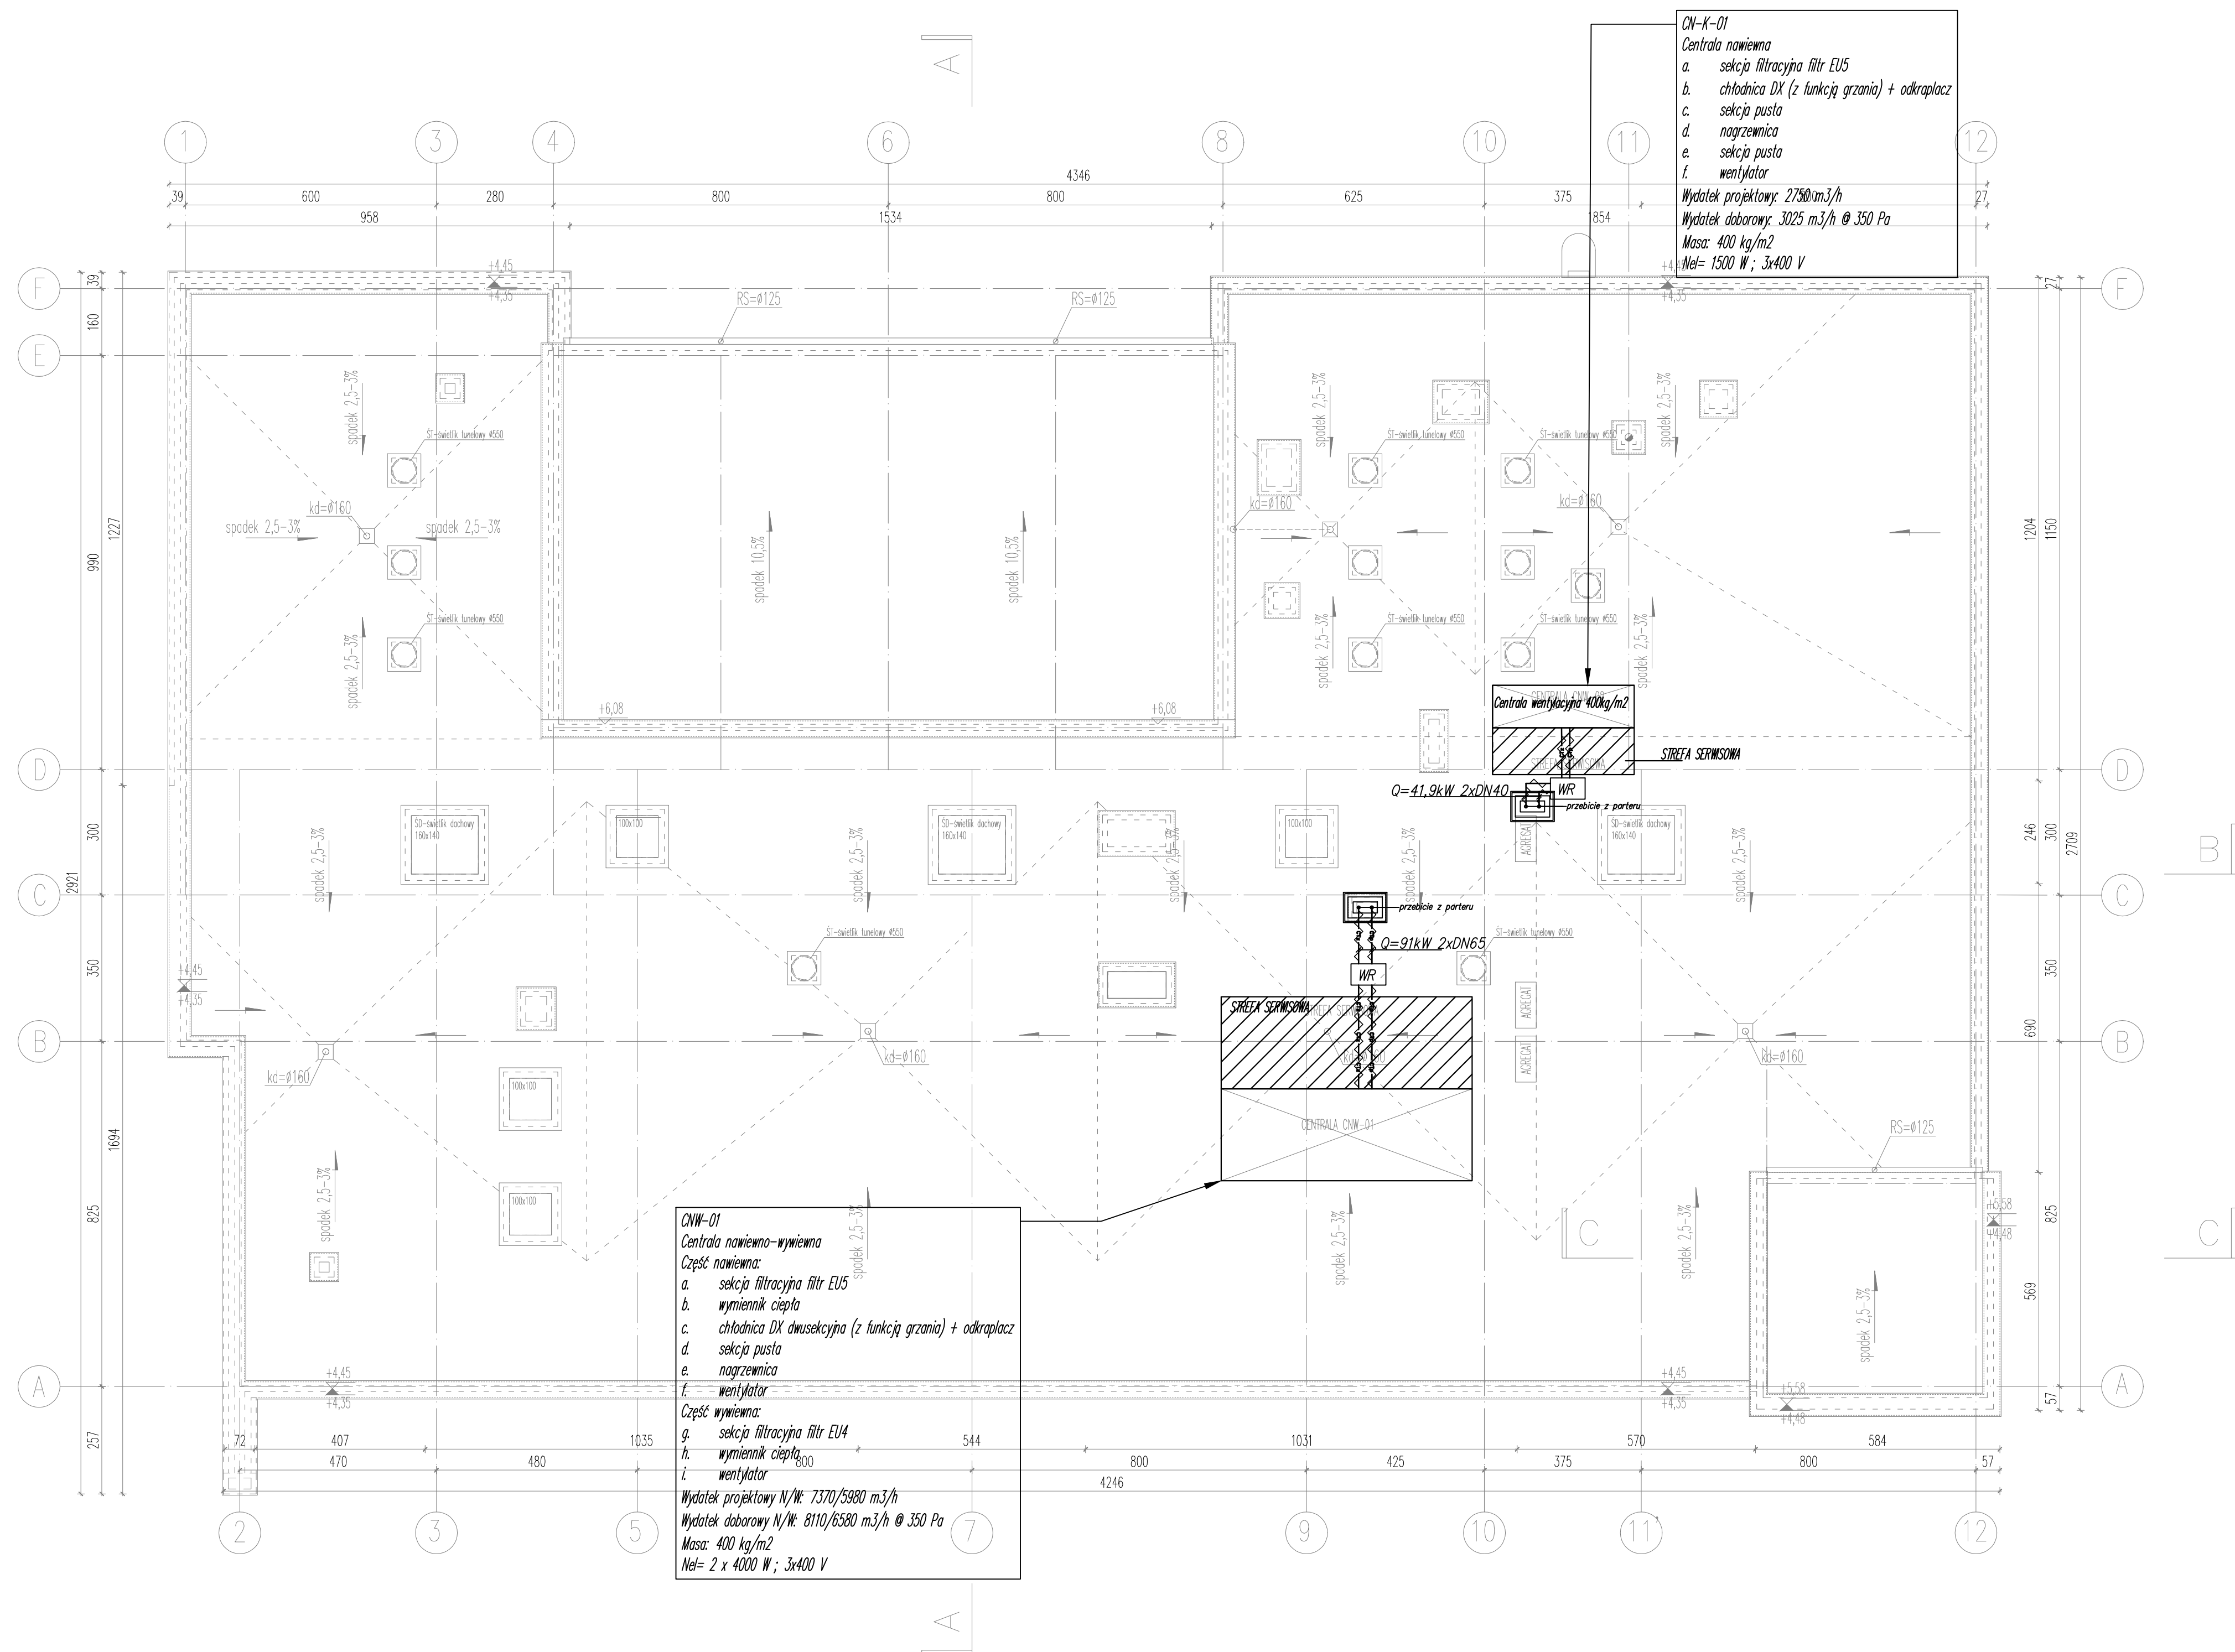

Jednostka projektowa:

ZALEWSKI

PROJEKTOWANIE I NADZORY T. ZALEWSKI i s-ka

05-600 Glińce, ul. Piłsudskiego 80 lokal 15

tel/fax: (40) 654-351-355

biuro@zalewski-uzymieria.com

INWESTOR

Gmina Zakrzew

Zakrzew 51, 26-652 Zakrzew

OBIEKT

PROJEKT ZESPOŁU OŚWIATOWEGO

m-ci BIELICHA GMINA ZAKRZEW

Bielicha gmina Zakrzew

działki nr ewidencyjne: 369/3 i 368/2

TRESC RYSUNKU

Przedszkole. Instalacja grzewcza. Rzut dachu.

RYS. NR

BL-PR-PB-GR-301-R-101-00

PROJEKTANT

mgr inż. Przemysław Zalewski

MAZ0241POOS11

OPRACOWAŁ

mgr inż. Małgorzata Świątkiewicz

GP-III-7342/893

SPRAWDZIŁ

SKALA

1:100