

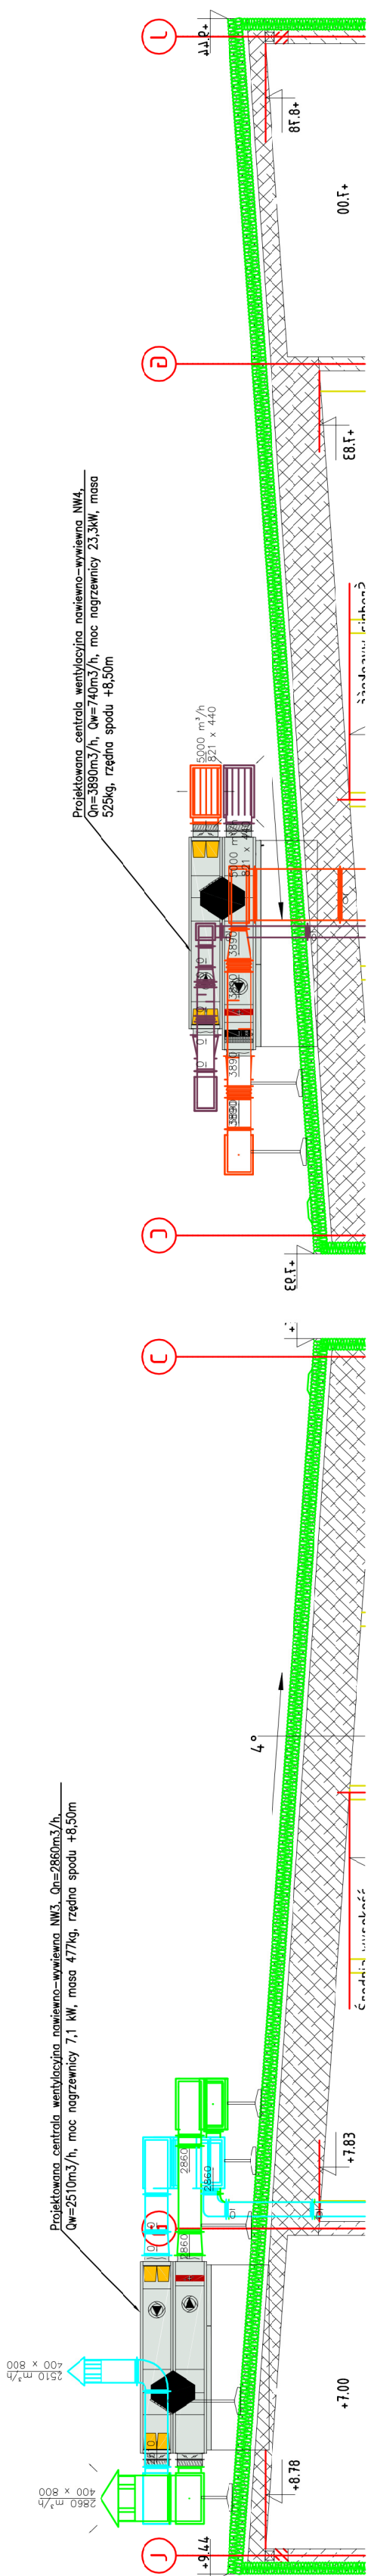


CENTRALE WENTYLACYJNE
– PODŁĄCZENIE

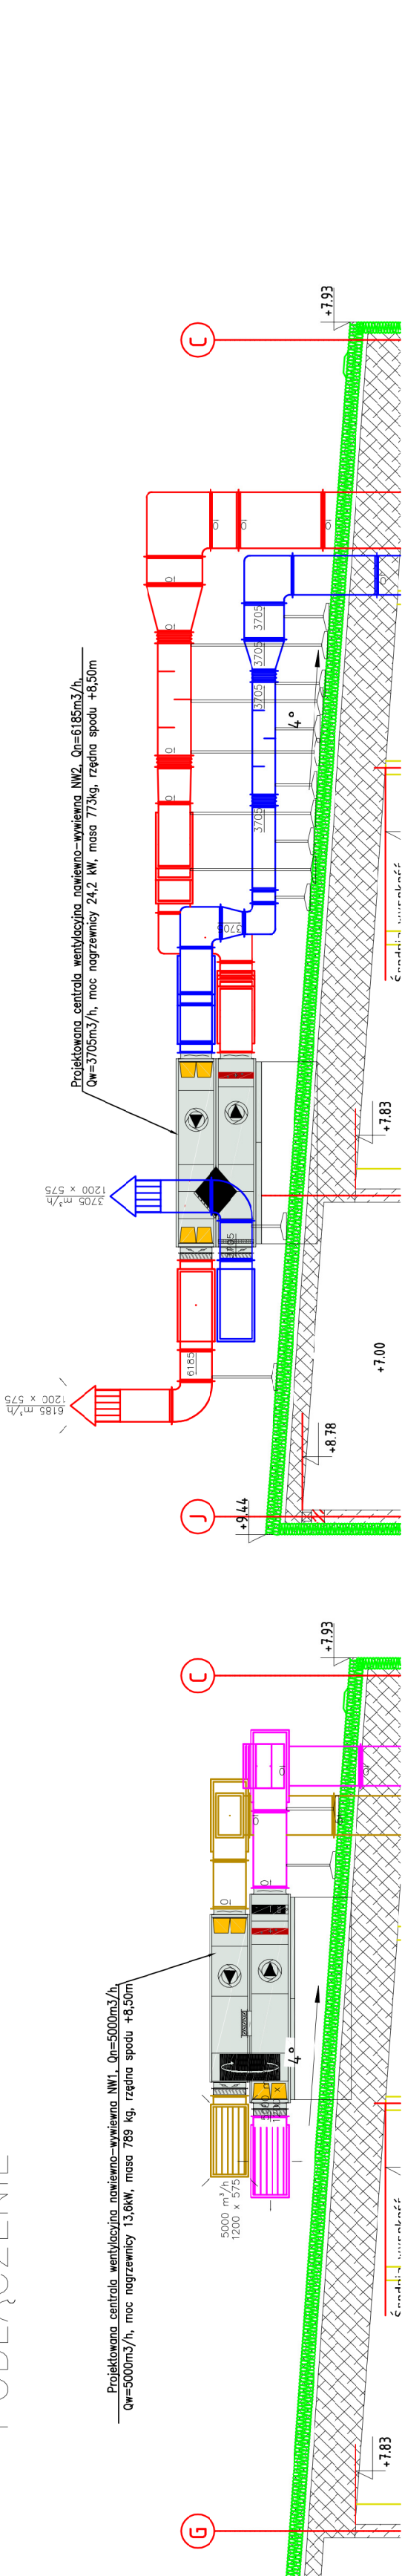

WENTYLATORY NA DACHU

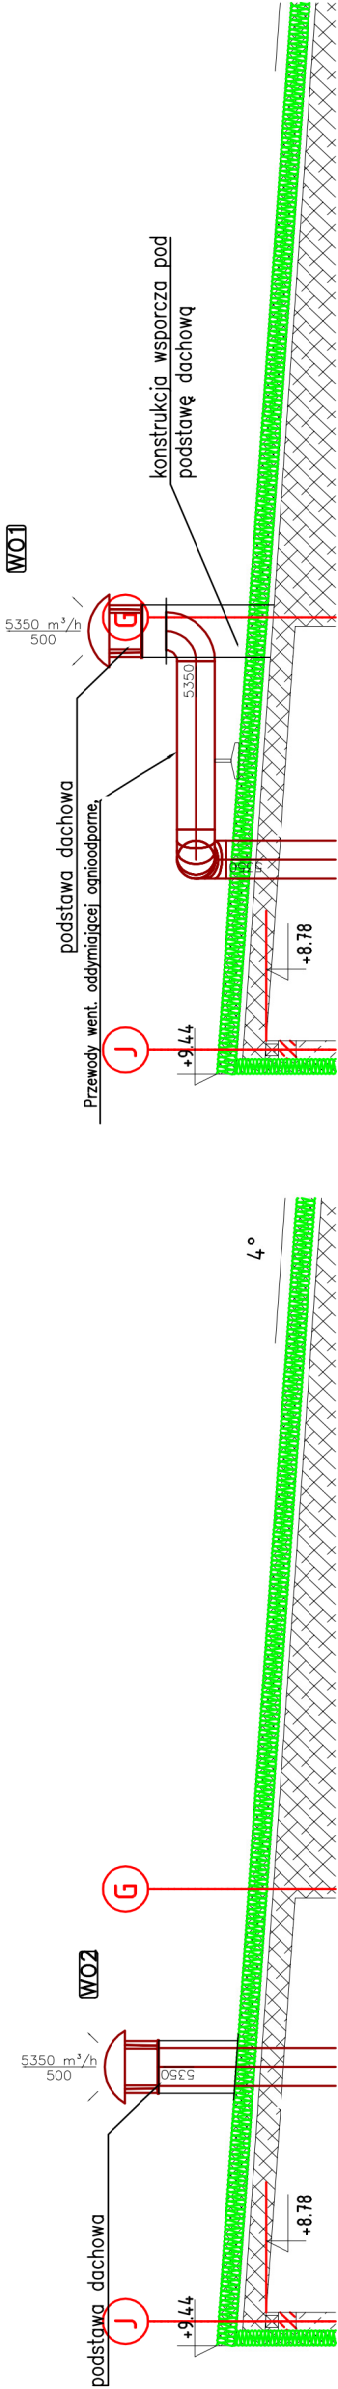

BIURO PROJEKTOWE I NADZÓR BUDOWLANY Rychnowy 1b, 77-300 Czuchów tel. kom.: 663 922 034; fax: 597268037 e-mail: biuro@marcinbartos.pl; marcinbartos@wp.pl; www.marcinbartos.pl		Data: 01.03.2019
SANITARNIA		Rys. nr: S-56
Skala: 1 : 100		
Przekroje instalacji wentylacji mechanicznej cz. 2/2		
Rozbudowa budynku Szkoły Podstawowej		
Adres: dz. o nr ewid. 66/5, 66/6, 66/7 i 66/8, ul. Weso obrzeż ewid. Cerekiew Kolonia 0025, jednostka ewid. Zakrzew 142513_2, powiat radomski, województwo mazowieckie		
Projektant Sanitarna	mgr inż. Daniel Wiśniewski Upr.: KUP/052/PWOS/13 do proj. bez ograniczeń w spec. sanitarnej	
Projektant spr. Sanitarna	mgr inż. Sebastian Gwamy Upr.: POM/0287/PBS/15 do proj. bez ograniczeń w spec. sanitarnej	