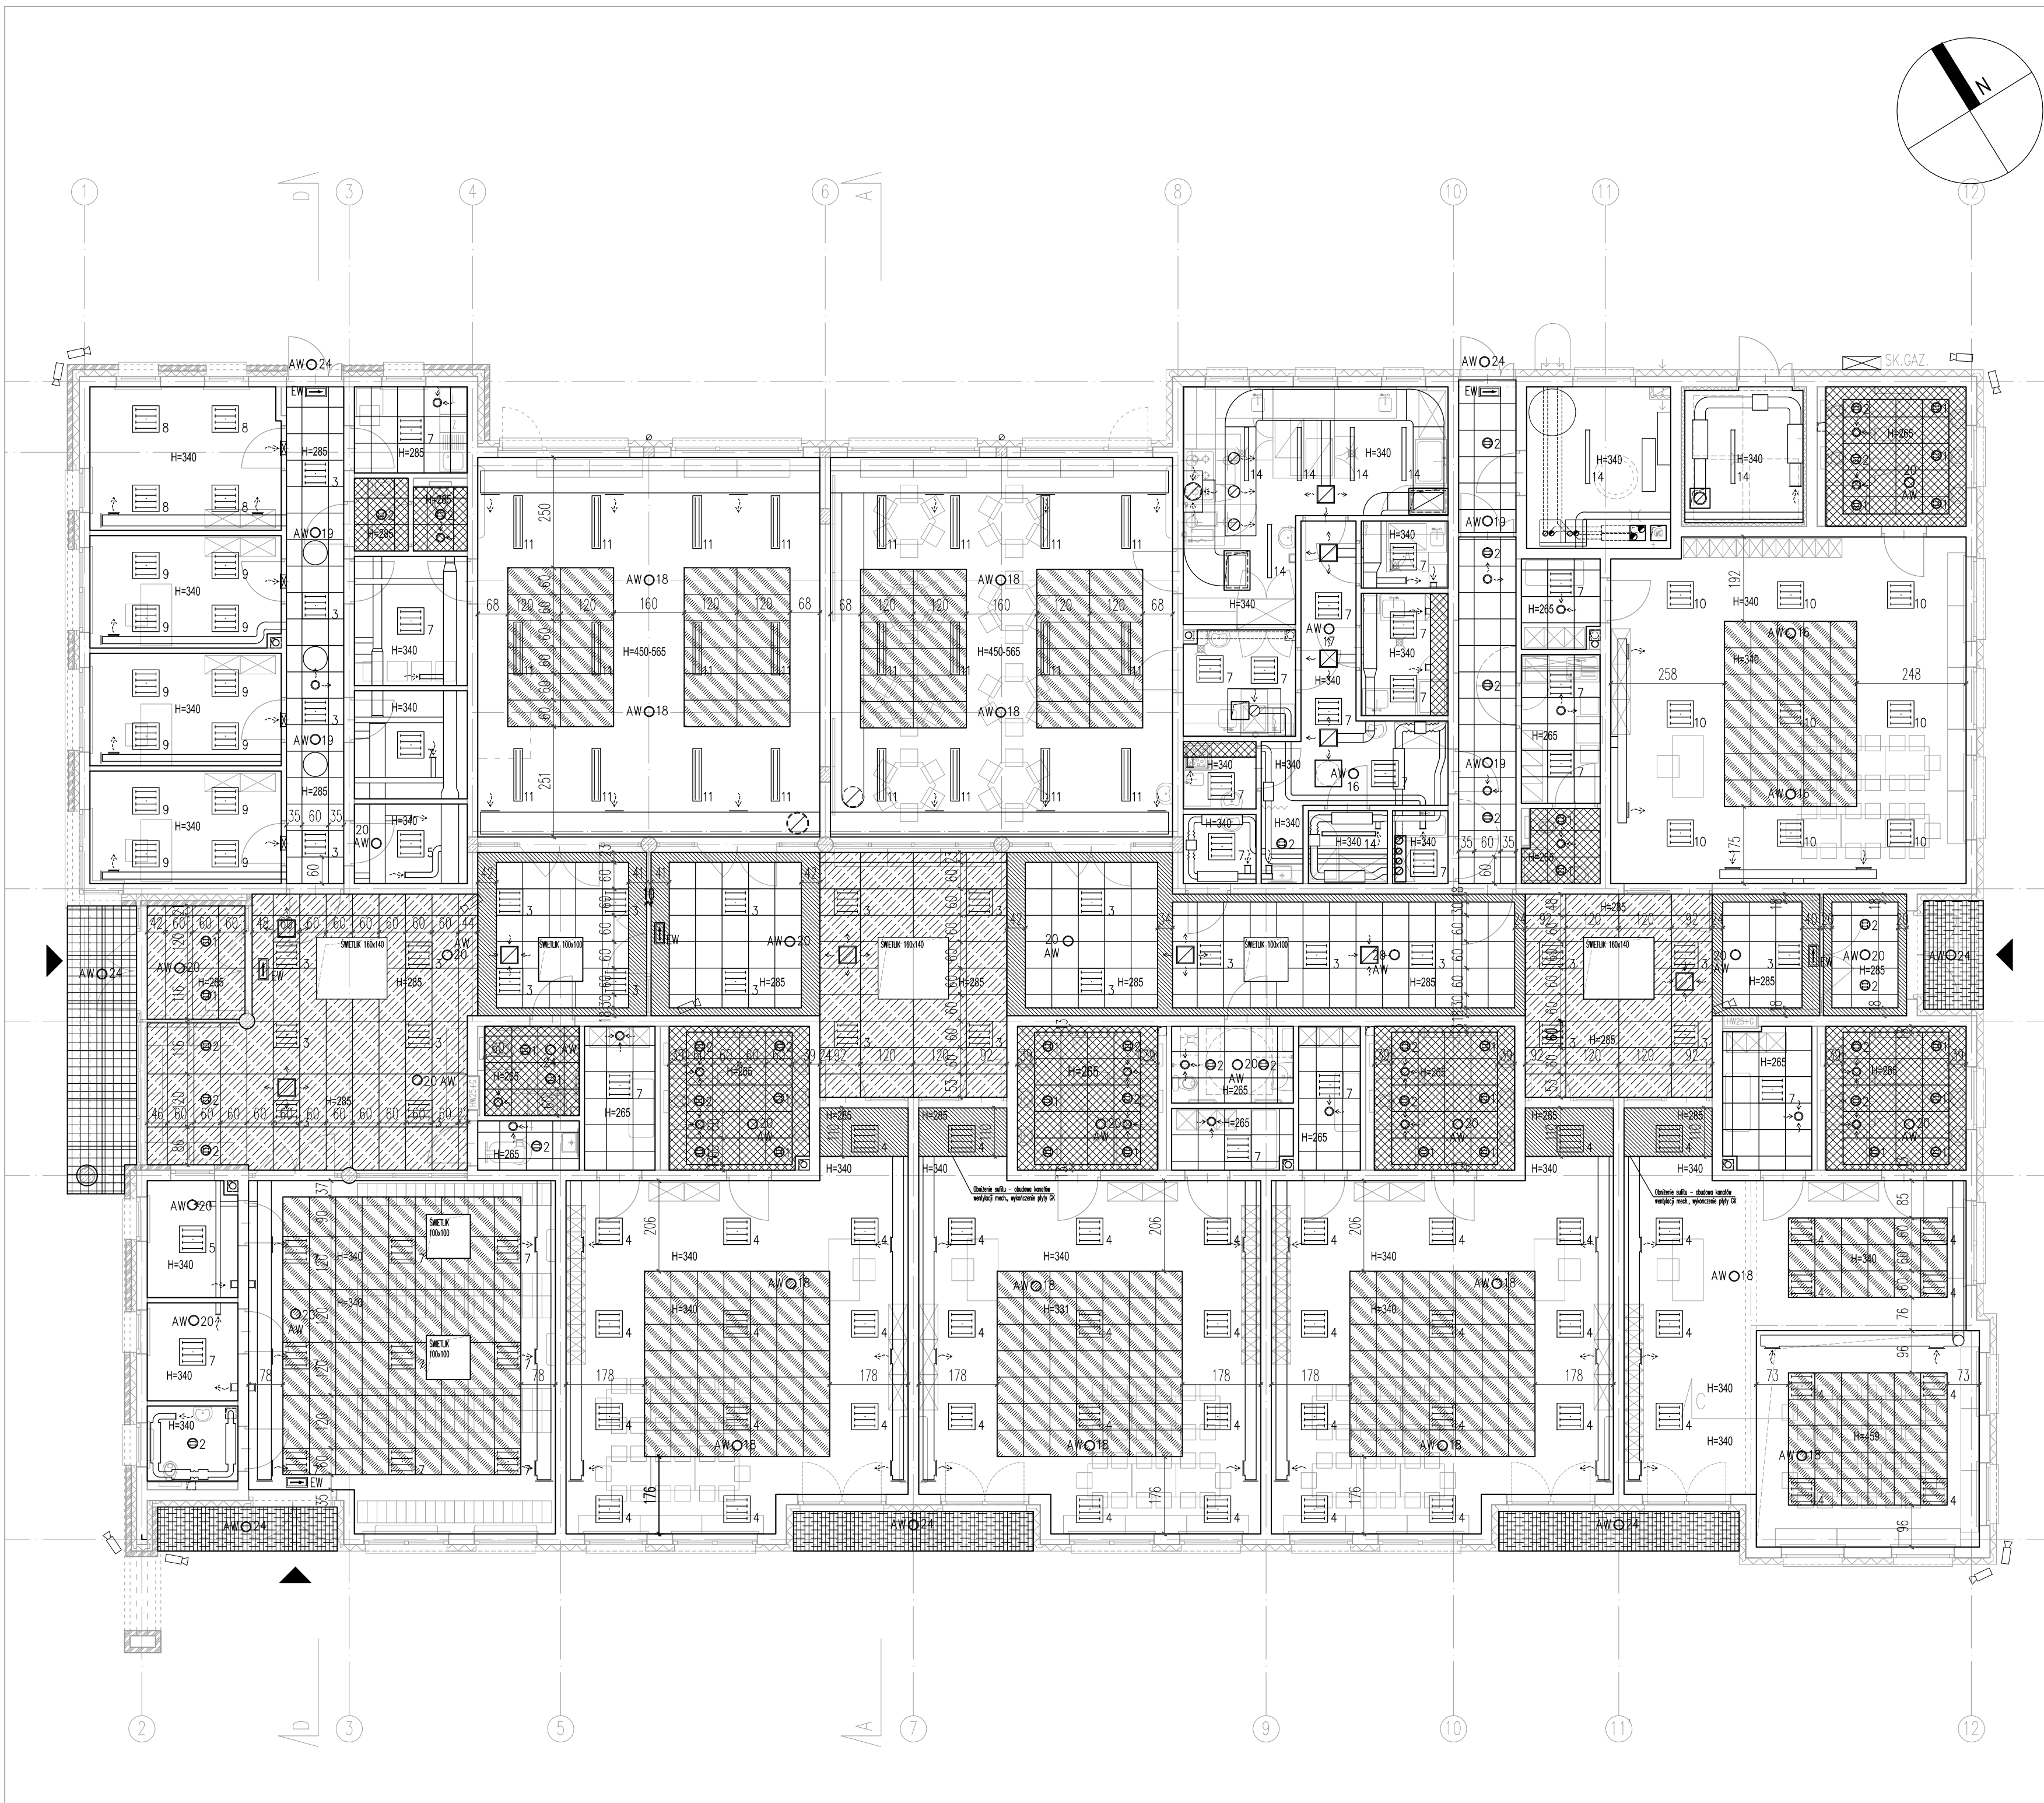


- H=340 Wysokość pom. w świetle
Wysokość spodu sufitu podwieszonego od wykończonej posadzki
- WMW 01 Oznaczenie według specyfikacji materiału
- SUZ-01 Tynk zewnętrzny na siatce wykonany metodą lekką moką
- SUZ-02 Płyty hpl zewnętrzne mocowane do poskonstrukcji systemowej
- SUW-01 Tynk cementowo wapienny
- SUW-02 Sufit podwieszany kasetonowy Rigips "Gyprex Asept" płyty 60x60cm w kolorze białym
- SUW-03 Sufit podwieszany kasetonowy 60x60 o podwyższonej wodoodporności na konstrukcji systemowej
- SU-A01 Sufit akustyczny płyty 60x60 mocowany bezpośrednio do strachu w kolorze białym
- SU-A02 Sufit akustyczny płyty 120x60 Heradesign Superline mocowany bezpośrednio do strachu w kolorze białym
- SU-A03 Sufit akustyczny podwieszany - płyty 120x60 Heradesign Superline w kolorze białym mocowane do konstrukcji sufitu podwieszanego
- SU-GK1 Sufit z płyt gipsowo-kartonowych na konstrukcji systemowej
- SU-GK2 Sufit z płyt gipsowo-kartonowych o podwyższonej wodoodporności na konstrukcji systemowej
- SUW-04 Blacha trapezowa - malowana proszkowo

- wentylacja mechaniczna nawiew
- wentylacja mechaniczna wyciąg
- E1 Oprawa LED10S, 1000lm, 13W, do wbudowania, IP20
- E2 Oprawa LED20S, 2000lm, 24W, do wbudowania, IP20
- 3.1 Oprawa LED26S, 2600lm, 31W, do wbudowania, IP20
- 3 Oprawa LED26S, 2600lm, 31W, do wbudowania, IP20
- 4 Oprawa LED27S, 2700lm, 28,5W, nastropowa, IP20
- 5 Oprawa LED34S, 3400lm, 35,5W, nastropowa, IP54
- 6 Oprawa LED37S, 3700lm, 42W, nastropowa, IP20
- 7 Oprawa LED34S, 3400lm, 41W, nastropowa, IP20
- 8 Oprawa LED26S, 2600lm, 31W, nastropowa, IP20
- 9 Oprawa LED27S, 2700lm, 28W, nastropowa, IP20
- 10 Oprawa LED34S, 3400lm, 36W, nastropowa, IP20
- 11 Oprawa LED37S, 3700lm, 42W, nastropowa, IP20
- O12 Oprawa LED12S, 1200lm, 18W, nastropowa, IP65
- O13 Oprawa LED16S, 1600lm, 24W, nastropowa, IP65
- 14 Oprawa LED40S, 4000lm, 41W, nastropowa, IP65
- 15 Oprawa LED60S, 6000lm, 57W, nastropowa, IP65
- AWO16 Oprawa LED oświetlenia awaryjnego 3W, 1h, nastropowa, IP44
- AWO17 Oprawa LED oświetlenia awaryjnego 3W, 1h, optyka do korytarzy, nastropowa, IP44
- AWO18 Oprawa LED oświetlenia awaryjnego 9W, 1h, nastropowa, IP44
- AWO19 Oprawa LED oświetlenia awaryjnego 3W, 1h, optyka do korytarzy, do wbudowania, IP20
- AWO20 Oprawa LED oświetlenia awaryjnego 3W, 1h, do wbud., IP20
- AWO24 Oprawa LED oświetlenia awaryjnego 3W, 1h, nastropowa, IP65 z modulem pracującym w temperaturze od -15°C do +50°
- EW Oprawa LED oświetlenia kierunkowego z piktoqramem, t=1h, z autotestem kamera instalacji kamer CCTV

LWS Łoniewski-Wołfk, Stepniak ARCHITEKCI	
Nazwa:	PROJEKT ZESPOŁU OŚWIATOWEGO m-ci BIELICHA GMINA ZAKRZEW
Adres:	Bielicha gmina Zakrzew, działki nr ewidencyjne: 369/3 i 368/2
Branża:	ARCHITEKTURA
Faza:	PROJEKT WYKONAWCZY
Projektanci:	arch. Łukasz Stepniak upr.bud.spec.arch. MA/087/12 arch. Krzysztof Łoniewski-Wółfk upr.bud.spec.arch. MA/067/12
Sprawdzający:	arch. Konrad Zagłowski upr.bud.spec.arch. MA/041/11
Opracował:	arch. Łukasz Stepniak, arch. Krzysztof Łoniewski-Wółfk, arch. Konrad Zagłowski
Temat:	SCHEMAT WYKOŃCZENIA SUFITÓW – PRZEDSZKOLE
Index:	1304_PW Skala: 1:100 Data:15.12.2014 nr rys. A_PR_W2