


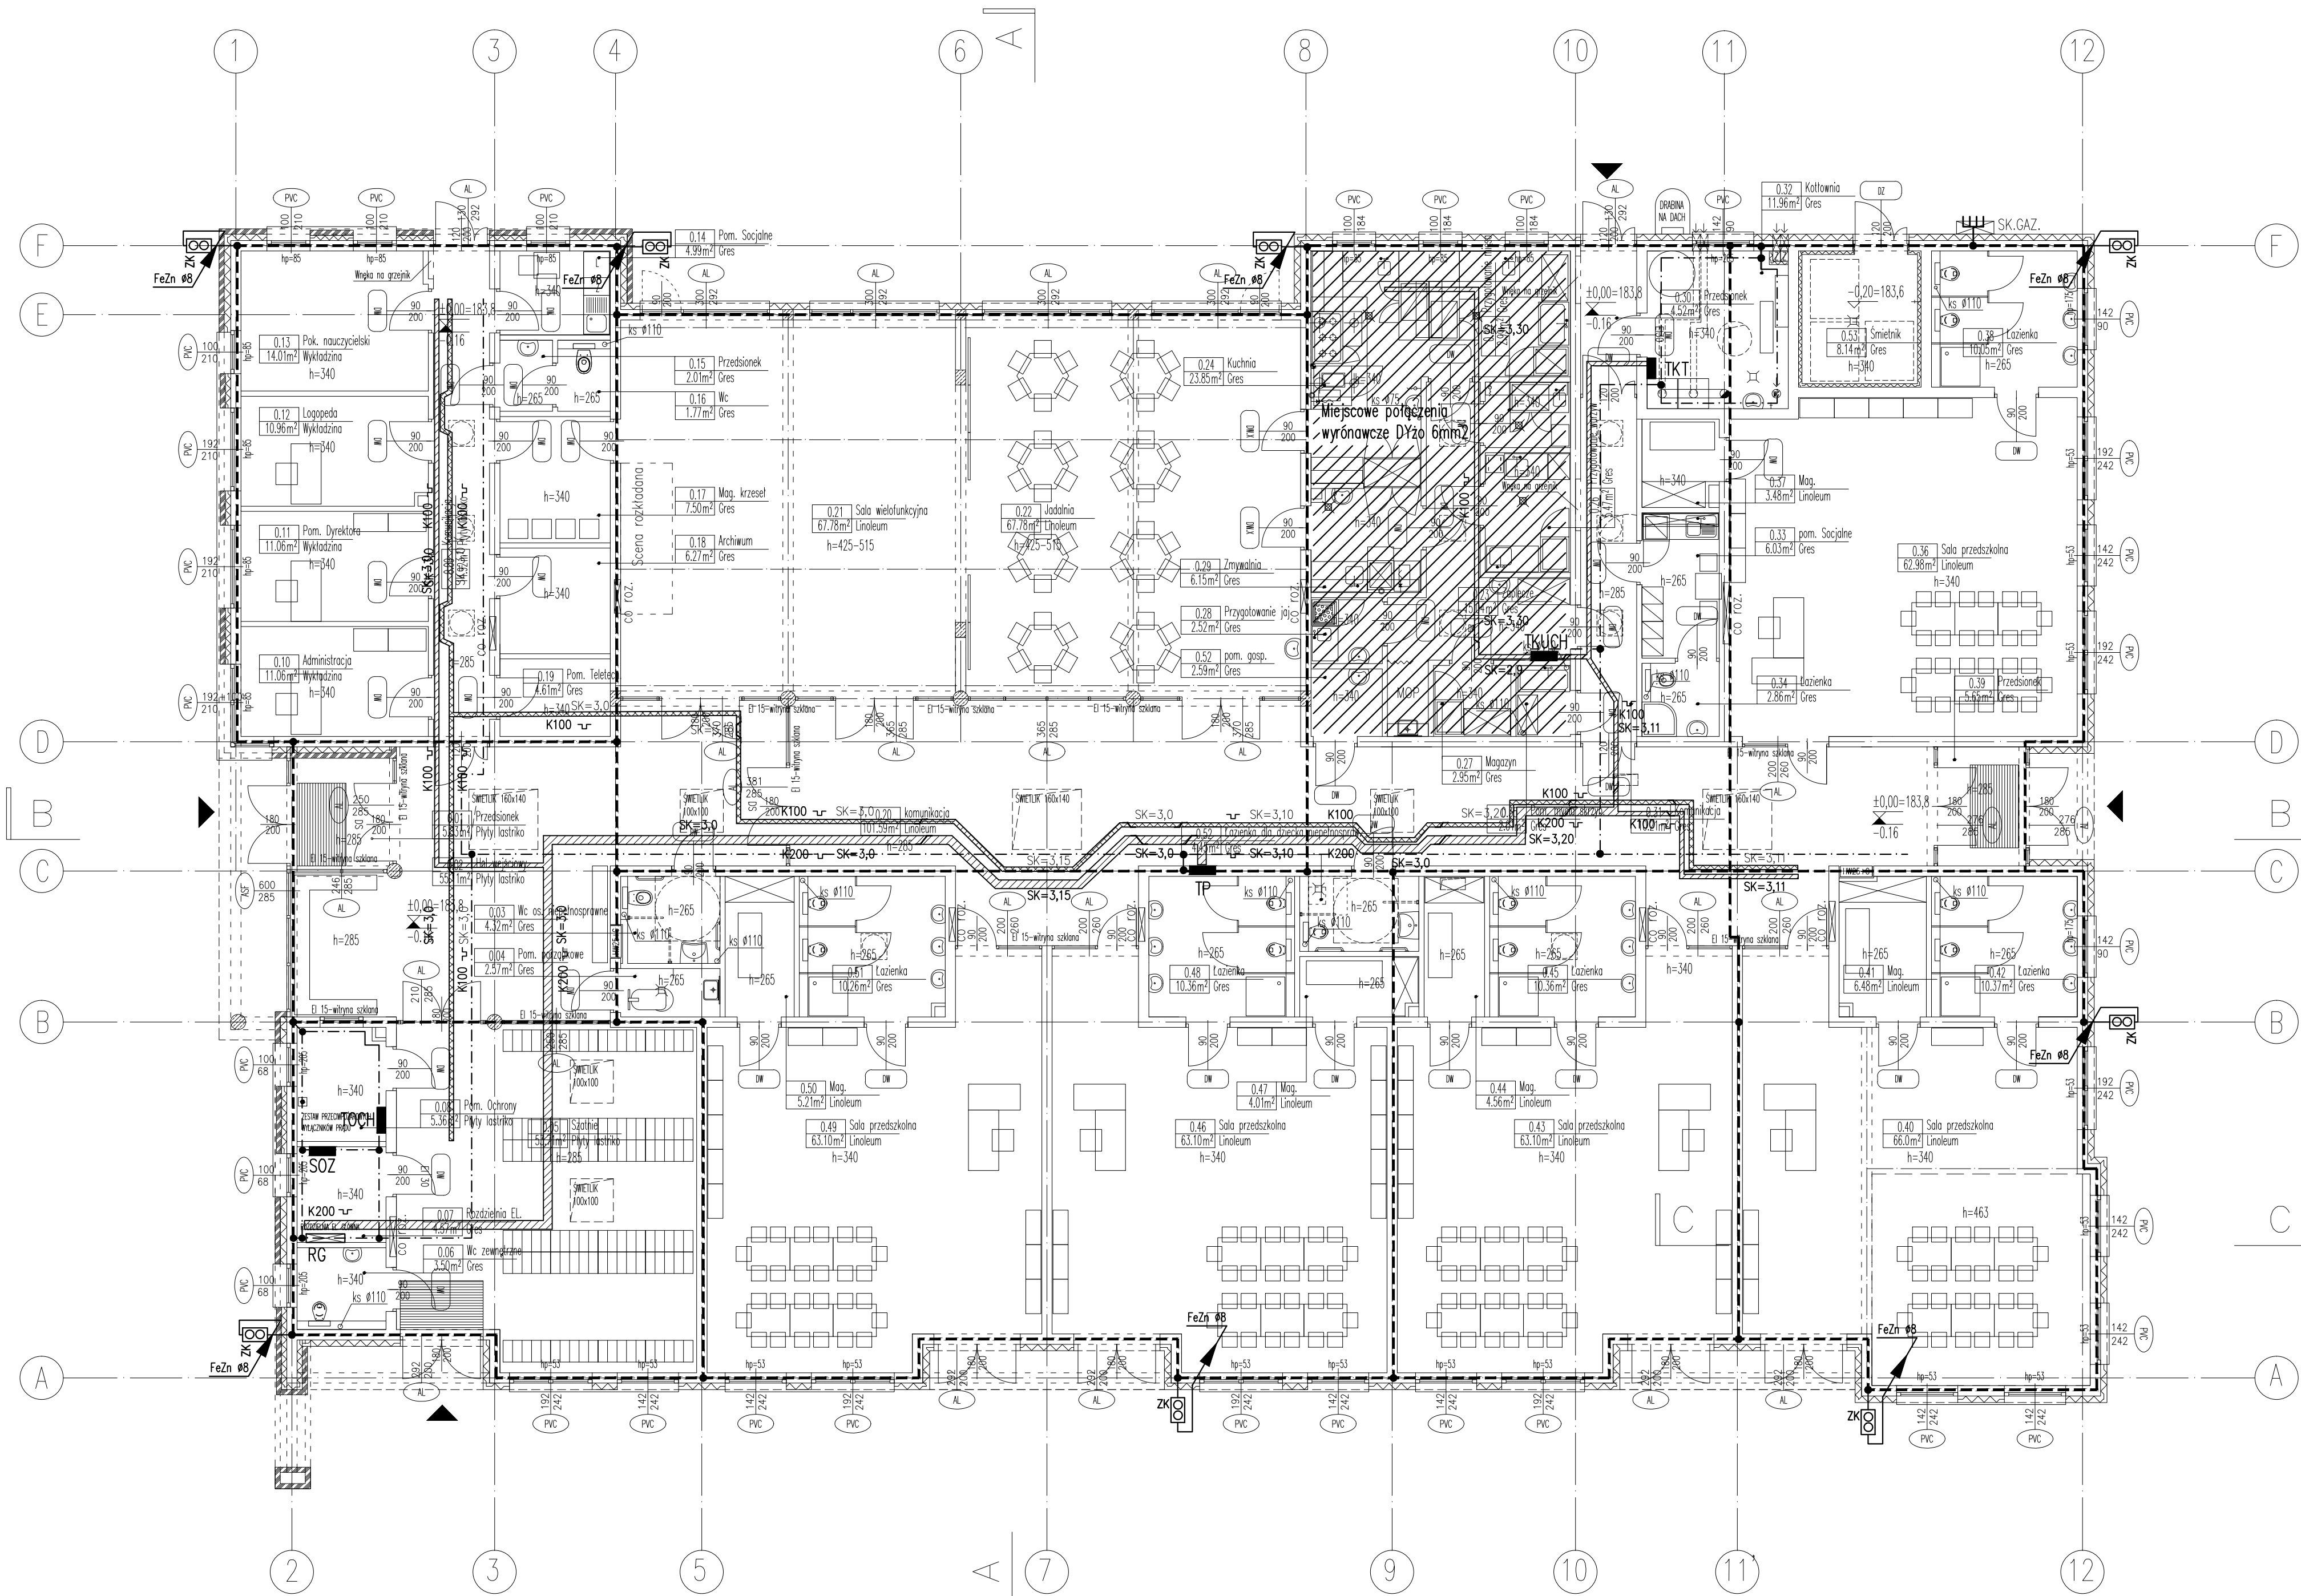

OZNACZENIA:

- Uziom fundamentowy – bednarka FeZn 30x4 ułożona w warstwie chudego betonu pod warstwami izolacji
- - - - - Połączenie wyównowe – bednarka FeZn 30x4 ułożona na ścianie pod stropem, lub na stropie
- FeZn #8 Przewód odprowadzający, drut FeZn #8 w rurce osłonowej w elewacji
- Połączenie trwałe, skrócone lub spawane
- ZK Złącze kontrolne dwustronne, w obudowie z PVC na ścianie, 0,3m od poziomu gruntu
- E Wyrownienie bednarki FeZn 30x4 nad poziom do wykonywania jako przewód uziemiający instalacji wyrownienia potencjałów
- K150 Trasa instalacji elektrycznej: przewody powadzone w korytku kablowym szerokości 150mm wysokości 50mm
- K150 Trasa instalacji teletechnicznej: przewody powadzone w korytku kablowym szerokości 150mm wysokości 50mm
- SK=3,4 Rzędna spodu korytka
- SOZ Zmiana rzędnej
- SOZ Rozdzielnia elektryczna

Nazwa:	PROJEKT ZESPOLU OŚWIATOWEGO m–ci BIELICHA GMINA ZAKRZEW
Adres:	Bielicha gmina Zakrzew, działki nr ewidencyjne: 369/3 i 368/2
Branża:	ELEKTRYCZNA I NISKOPRĄDOWA
Faza:	PROJEKT WYKONAWCZY
Projektanci:	INŻ. LECH CIEPIELEWSKI upr.bud. 1332/Lb/81, 1618/Lb/92
Sprawdzający:	MGR INŻ. MARIUSZ BLECHAR upr.bud. 384/Lb/88
Opracował:	
Temat:	PLAN TRAS KABLOWYCH I INSTALACJI UZIEMIĄCEJ – PARTER
Index:	1304_PW Skala: 1:100 nr rys. E–(PR)–11 Data: 12.2014