


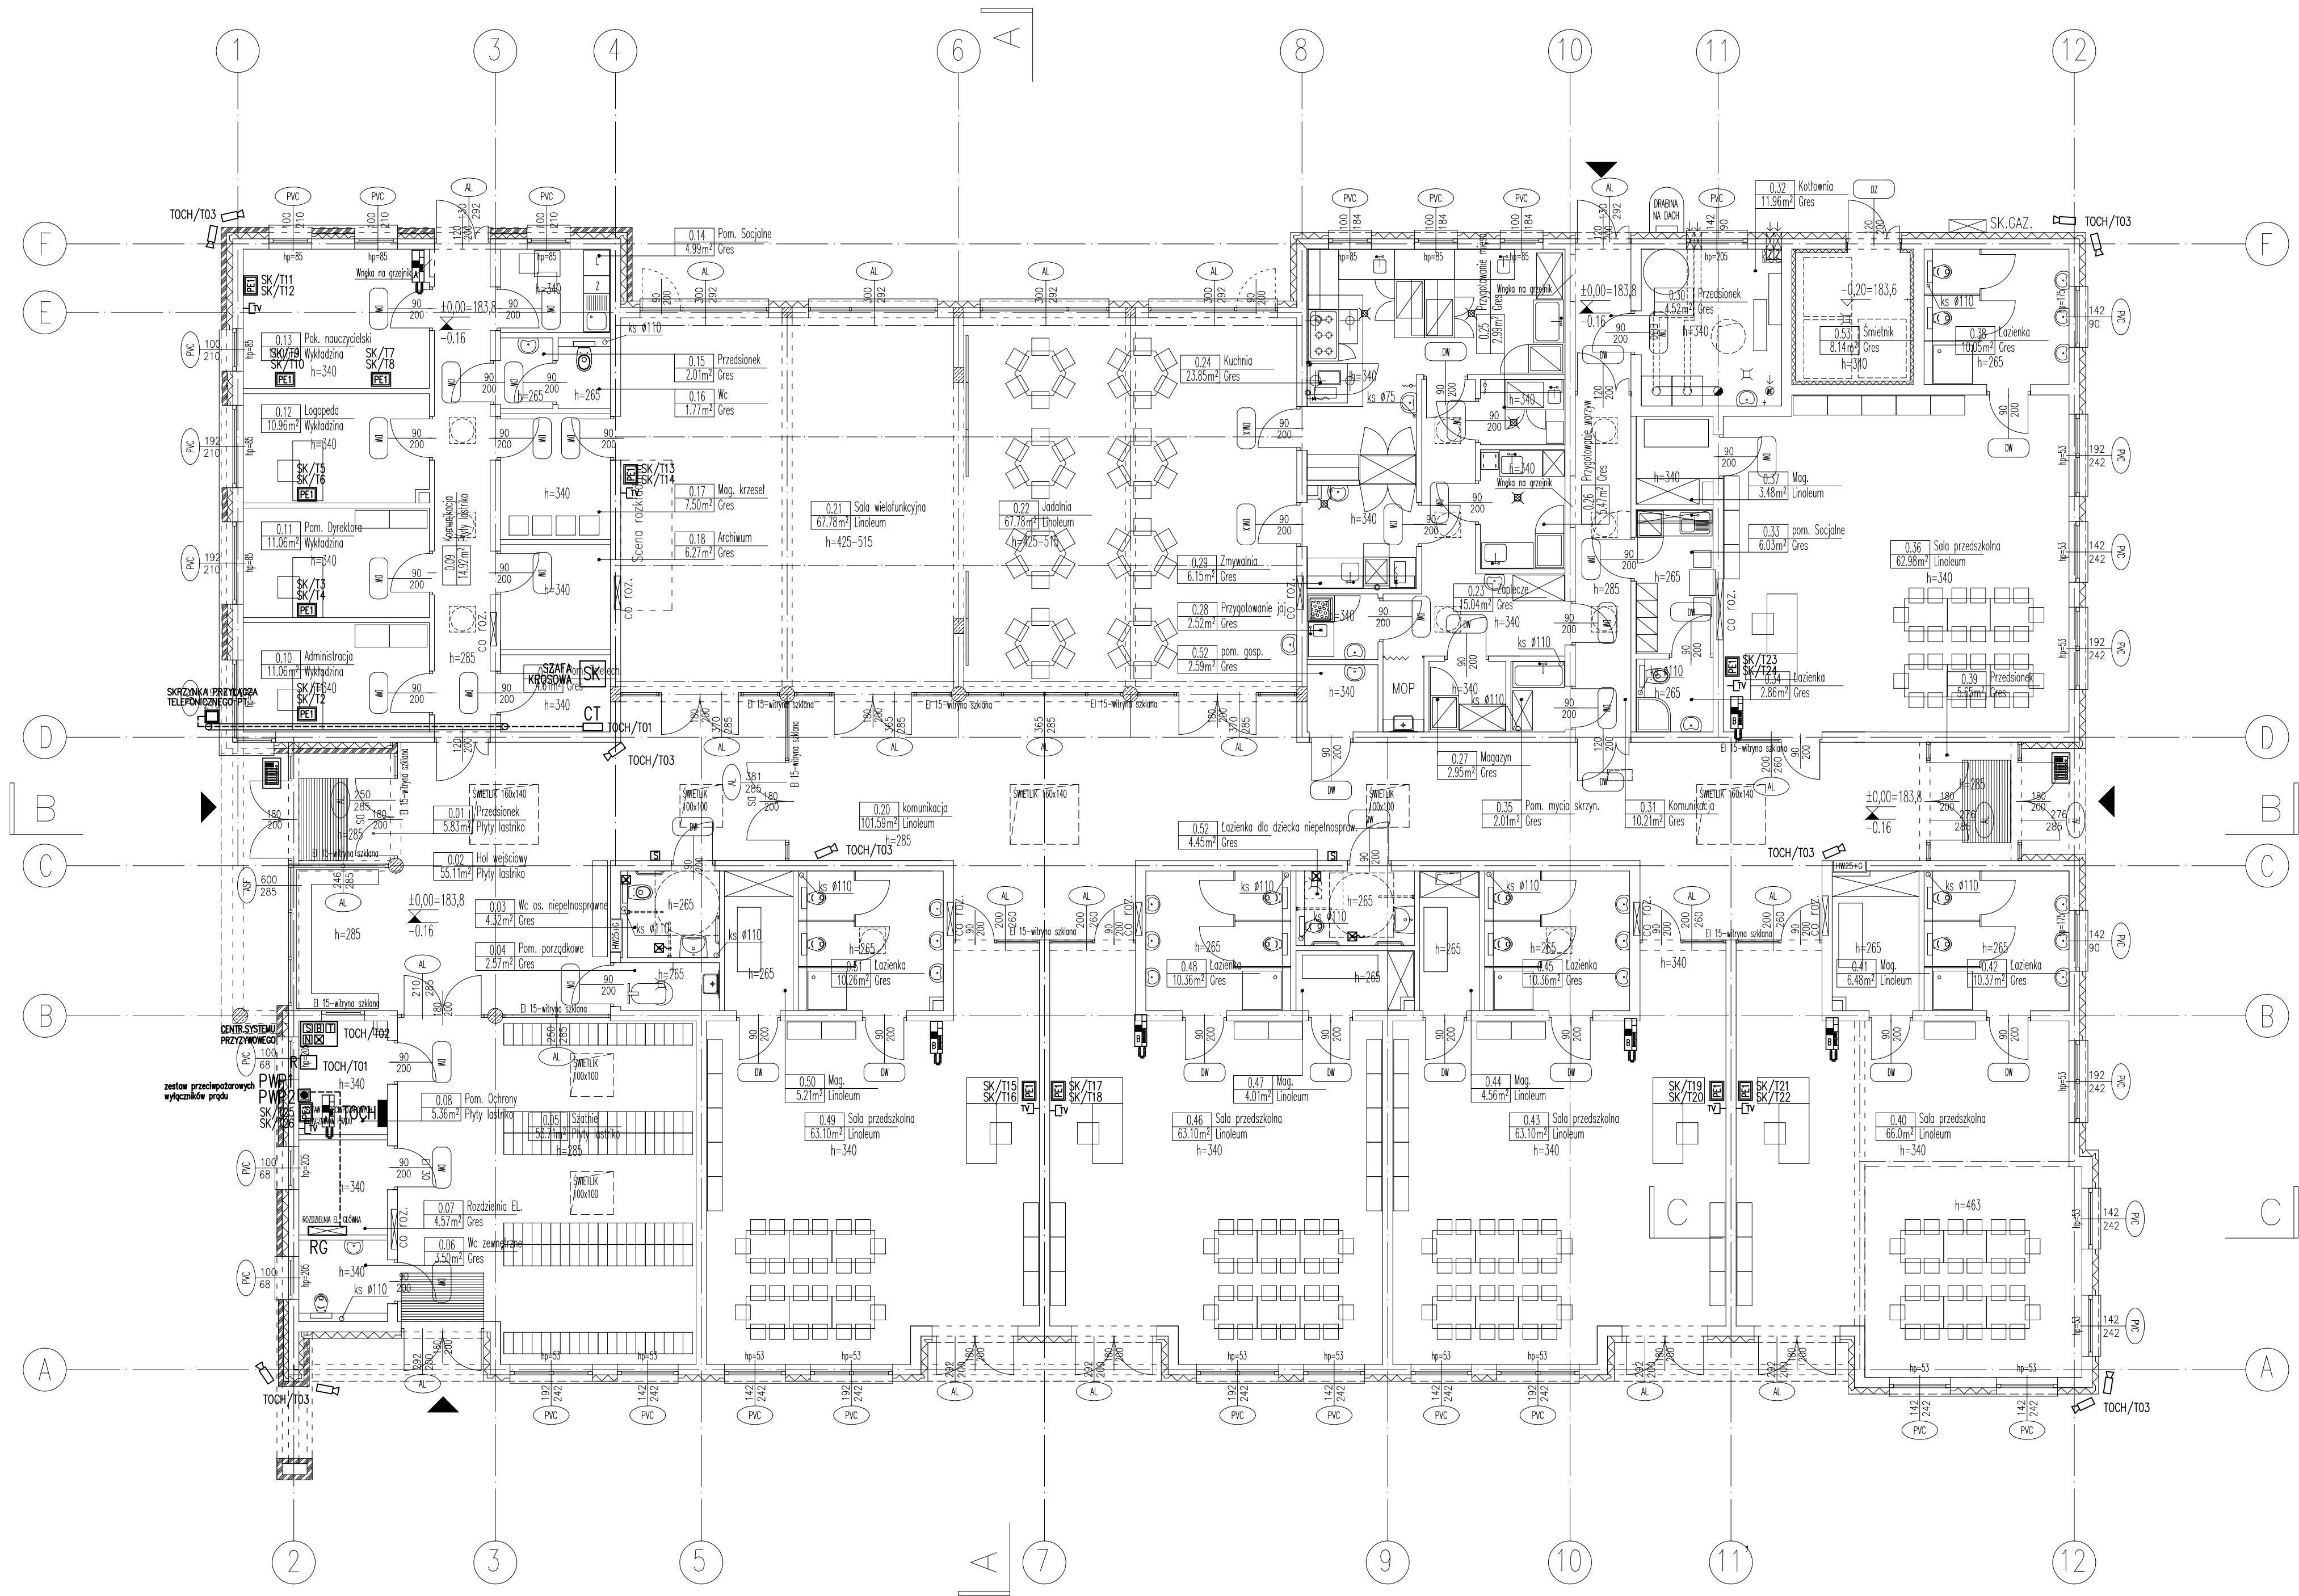

OZNACZENIA:

INSTALACJA TELETECHNICZNA

- PE1** Komputerowy punkt dostępu montowany w ścianie, składający się z:
 - gniazd wylkowych wg projektu instalacji gniazd wylkowych
 - 2x gniazdo wylkowe RJ45, kat. 5e

INSTALACJA CCTV I RTV-SAT

- Kamera instalacji systemu telewizji dozorowej CCTV
- Gniazdo końcowe RTV-SAT

INSTALACJA PRZYZWONA

- Sygnalizator
- Transformator zasilający sygnalizację przyszywaną
- Włacznik pociągowy
- Przycisk kasujący z lampką
- Numerator
- Buzzek

INSTALACJA DOMOFONOWA

- Domofoon
- Domofoon z panelem przycisków
- Panel zewnętrzny audio domofoonu

----- Wewnętrzny kabel telefoniczny YTKSY 10x2x0,5 instalacji teleinformatycznej

- CT** Centrala telefoniczna z przetwornicą instalacji teleinformatycznej
- SK2** Szafa krosowa instalacji teleinformatycznej
- Repeater i monitor instalacji kamer CCTV

Nazwa:	PROJEKT ZESPÓŁU OŚWIATOWEGO m-ci BIELICHA GMINA ZAKRZEW		
Adres:	Bielicha gmina Zakrzew, działki nr ewidencyjne: 369/3 i 368/2		
Branża:	ELEKTRYCZNA I NISKOPRĄDOWA		
Faza:	PROJEKT WYKONAWCZY		
Projektanci:	INŻ. LECH CIEPIELEWSKI	upr.bud. 1332/Lb/81, 1618/Lb/92	
Sprawdzający:	MGR INŻ. MARIUSZ BLECHAR	upr.bud. 384/Lb/88	
Opracował:			
Temat:	PLAN INSTALACJI NISKOPRĄDOWYCH – PARTER		
Index:	1304_PW	Skala: 1:100	nr rys. E-(PR)-12 Data: 12.2014