


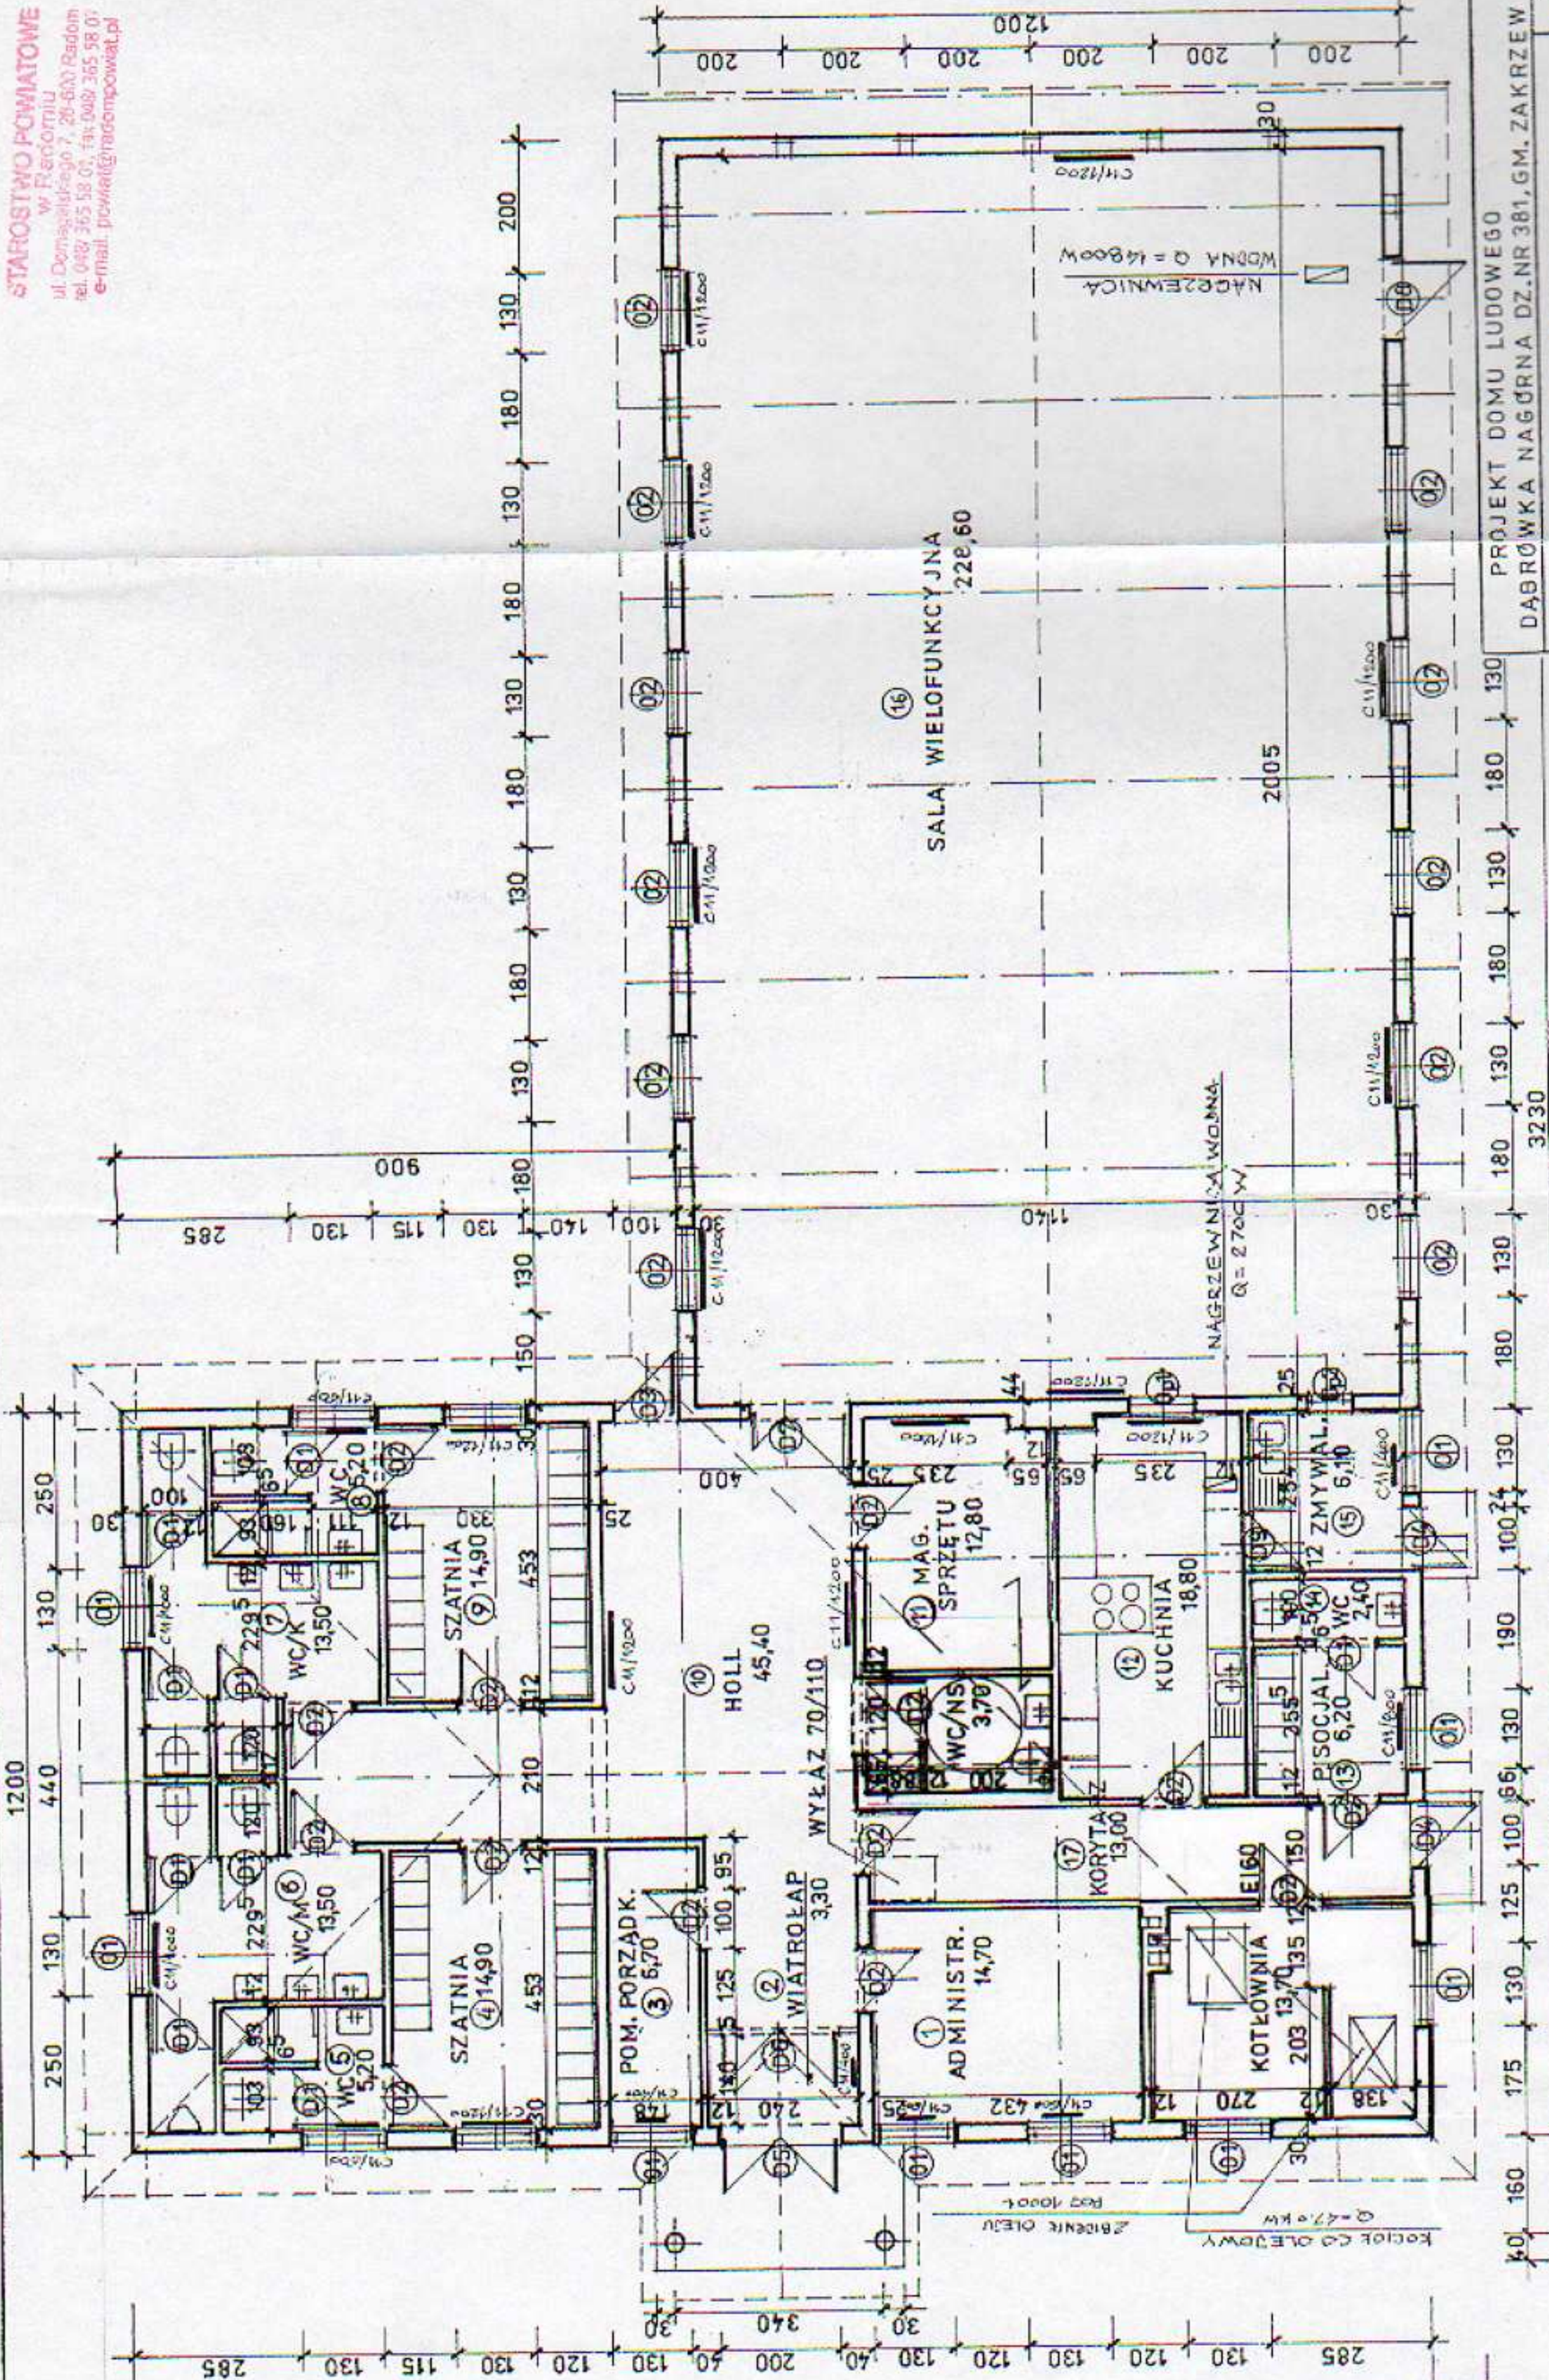

PROJEKT DOMU LUDOWEGO DĄBRÓWKA NAGRÓDZNA DZ.NR 381, G.M. ZAKRZEW		RZUT PARTERU INST. CO	DATA VI/08
OZNACZENIE: C11/1000 TYP / DRUG.		ANDRZEJ CZECH upr. bud. w zakresie instalacji sanitarnych Nr 232/2017/2 12 w. 2 pkt 2, 3, 13 w. 1 pkt 4 in. a i b 6 3 5 w. 2	SKALA 1:100 NR RYS. 2