


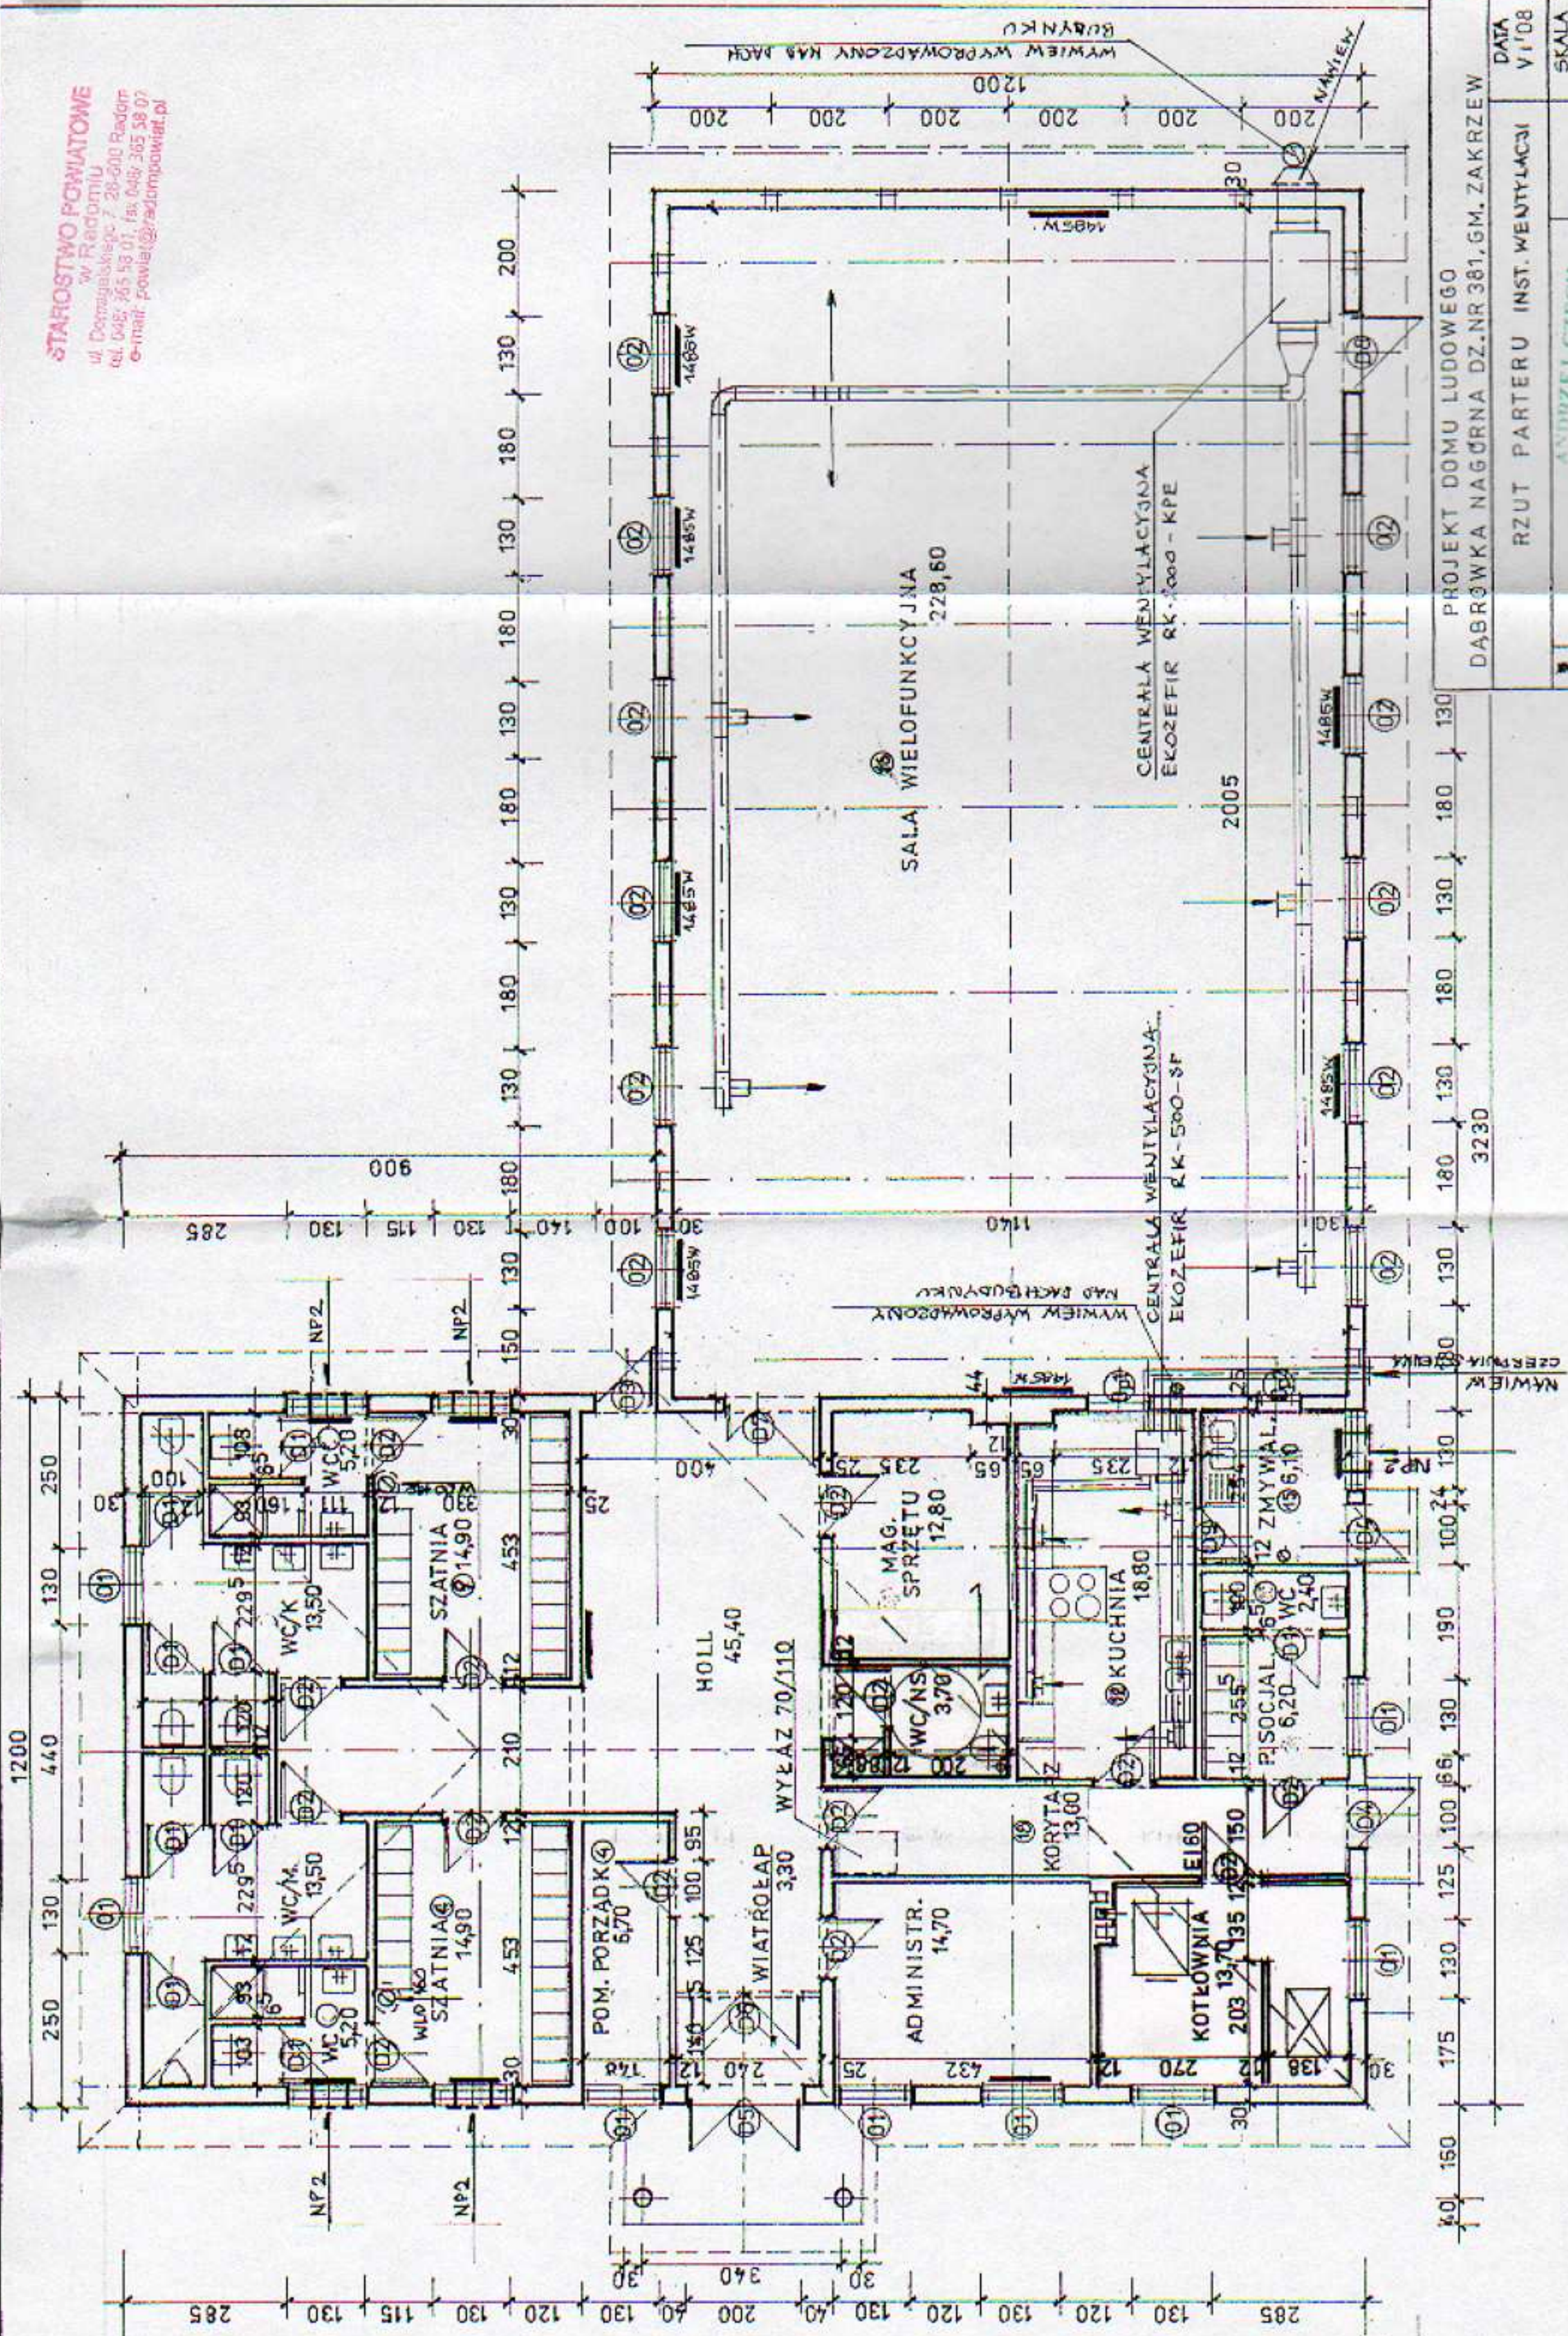

PROJEKT DOMU LUDOWEGO DĄBRÓWKA NAGÓRNA DZ.NR 381, GM. ZAKRZEW		DATA VI'08	SKALA 1:100	NR RYS. 3
RZUT PARTERU INST. WENTYLACJI		AUTORZEL CZECH upr. bud. w zakresie instalacji sanitarnych Nr 223-2007-74 ul. 20 Stycznia 13, 01-650 Warszawa		