


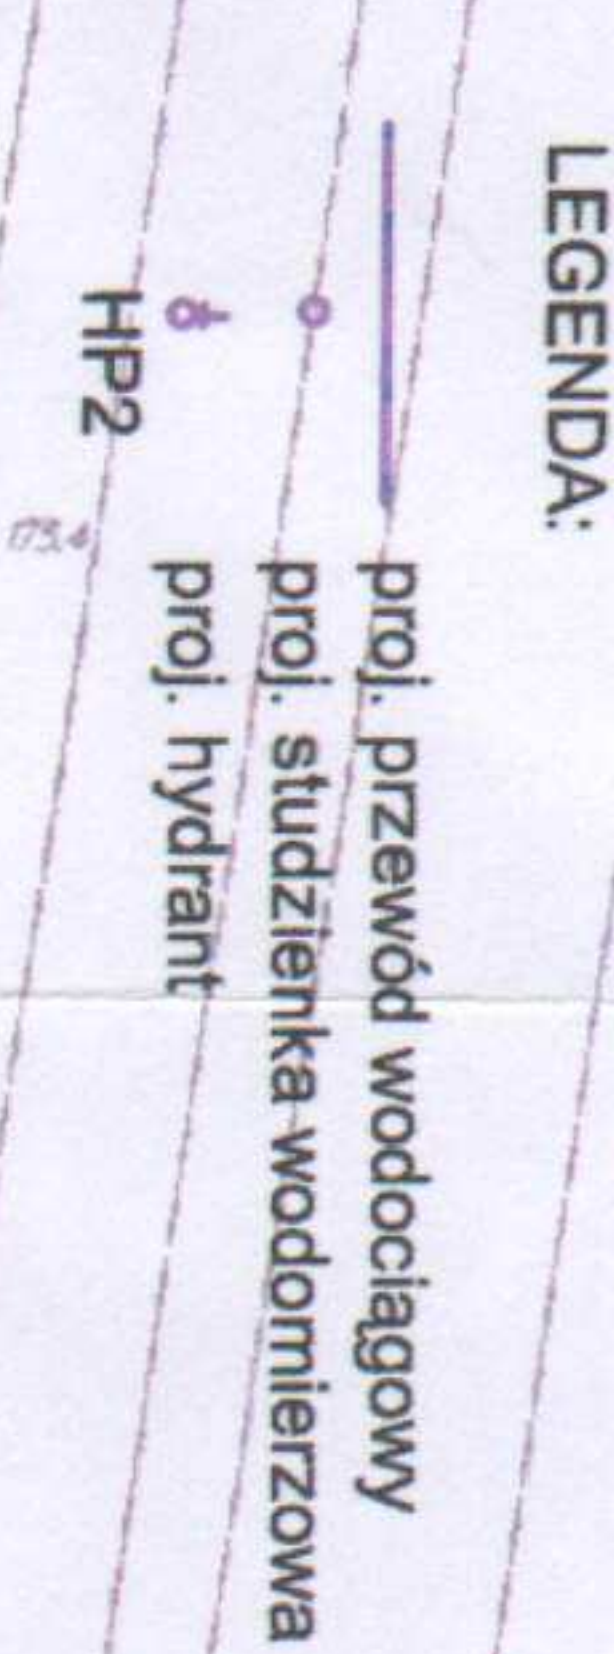

Układ współrzędnych : 2000 strefa 7 (21)
Układ wysokości : Kronsztad 60 2012 03. 14
Skala 1:1000
7.155.21.09.3
7.155.21.14.1

STAROSTWO POWIATOWE
w RADOMIU
ul. Dmagańskiego 7, 26-600 Radom
tel. 48 365-58-01, fax 48 365-58-01
email: powiat@radompowiat.pl

PROKOZUD			
Projektowane, Konsultacje Budowa			
Inwestycja: Obiekt:		Rozbudowa siedk kanalizacyjnej sanitarnej i wododagowej w gminie Zakrzew Odcinek siedk wododagowej wraz z przyrzaczaniem w m. Mięgowice	
Rybnik: Projekt zagospodarowania terenu		Stadium: Projekt budowlany	
Projektant: mgr inż Mirosław Wnuk	Specjalność: mgr inż. inż.	Nr uprawnień: 5/LB/96	Data: 05.2012
mgr inż Marcin Podsiadewski	inż. - inż.		
Sprawydogaję: mgr inż. Dariusz Bednarczyk	inż. - inż.	1583/LB/82	Nr rys. 1