


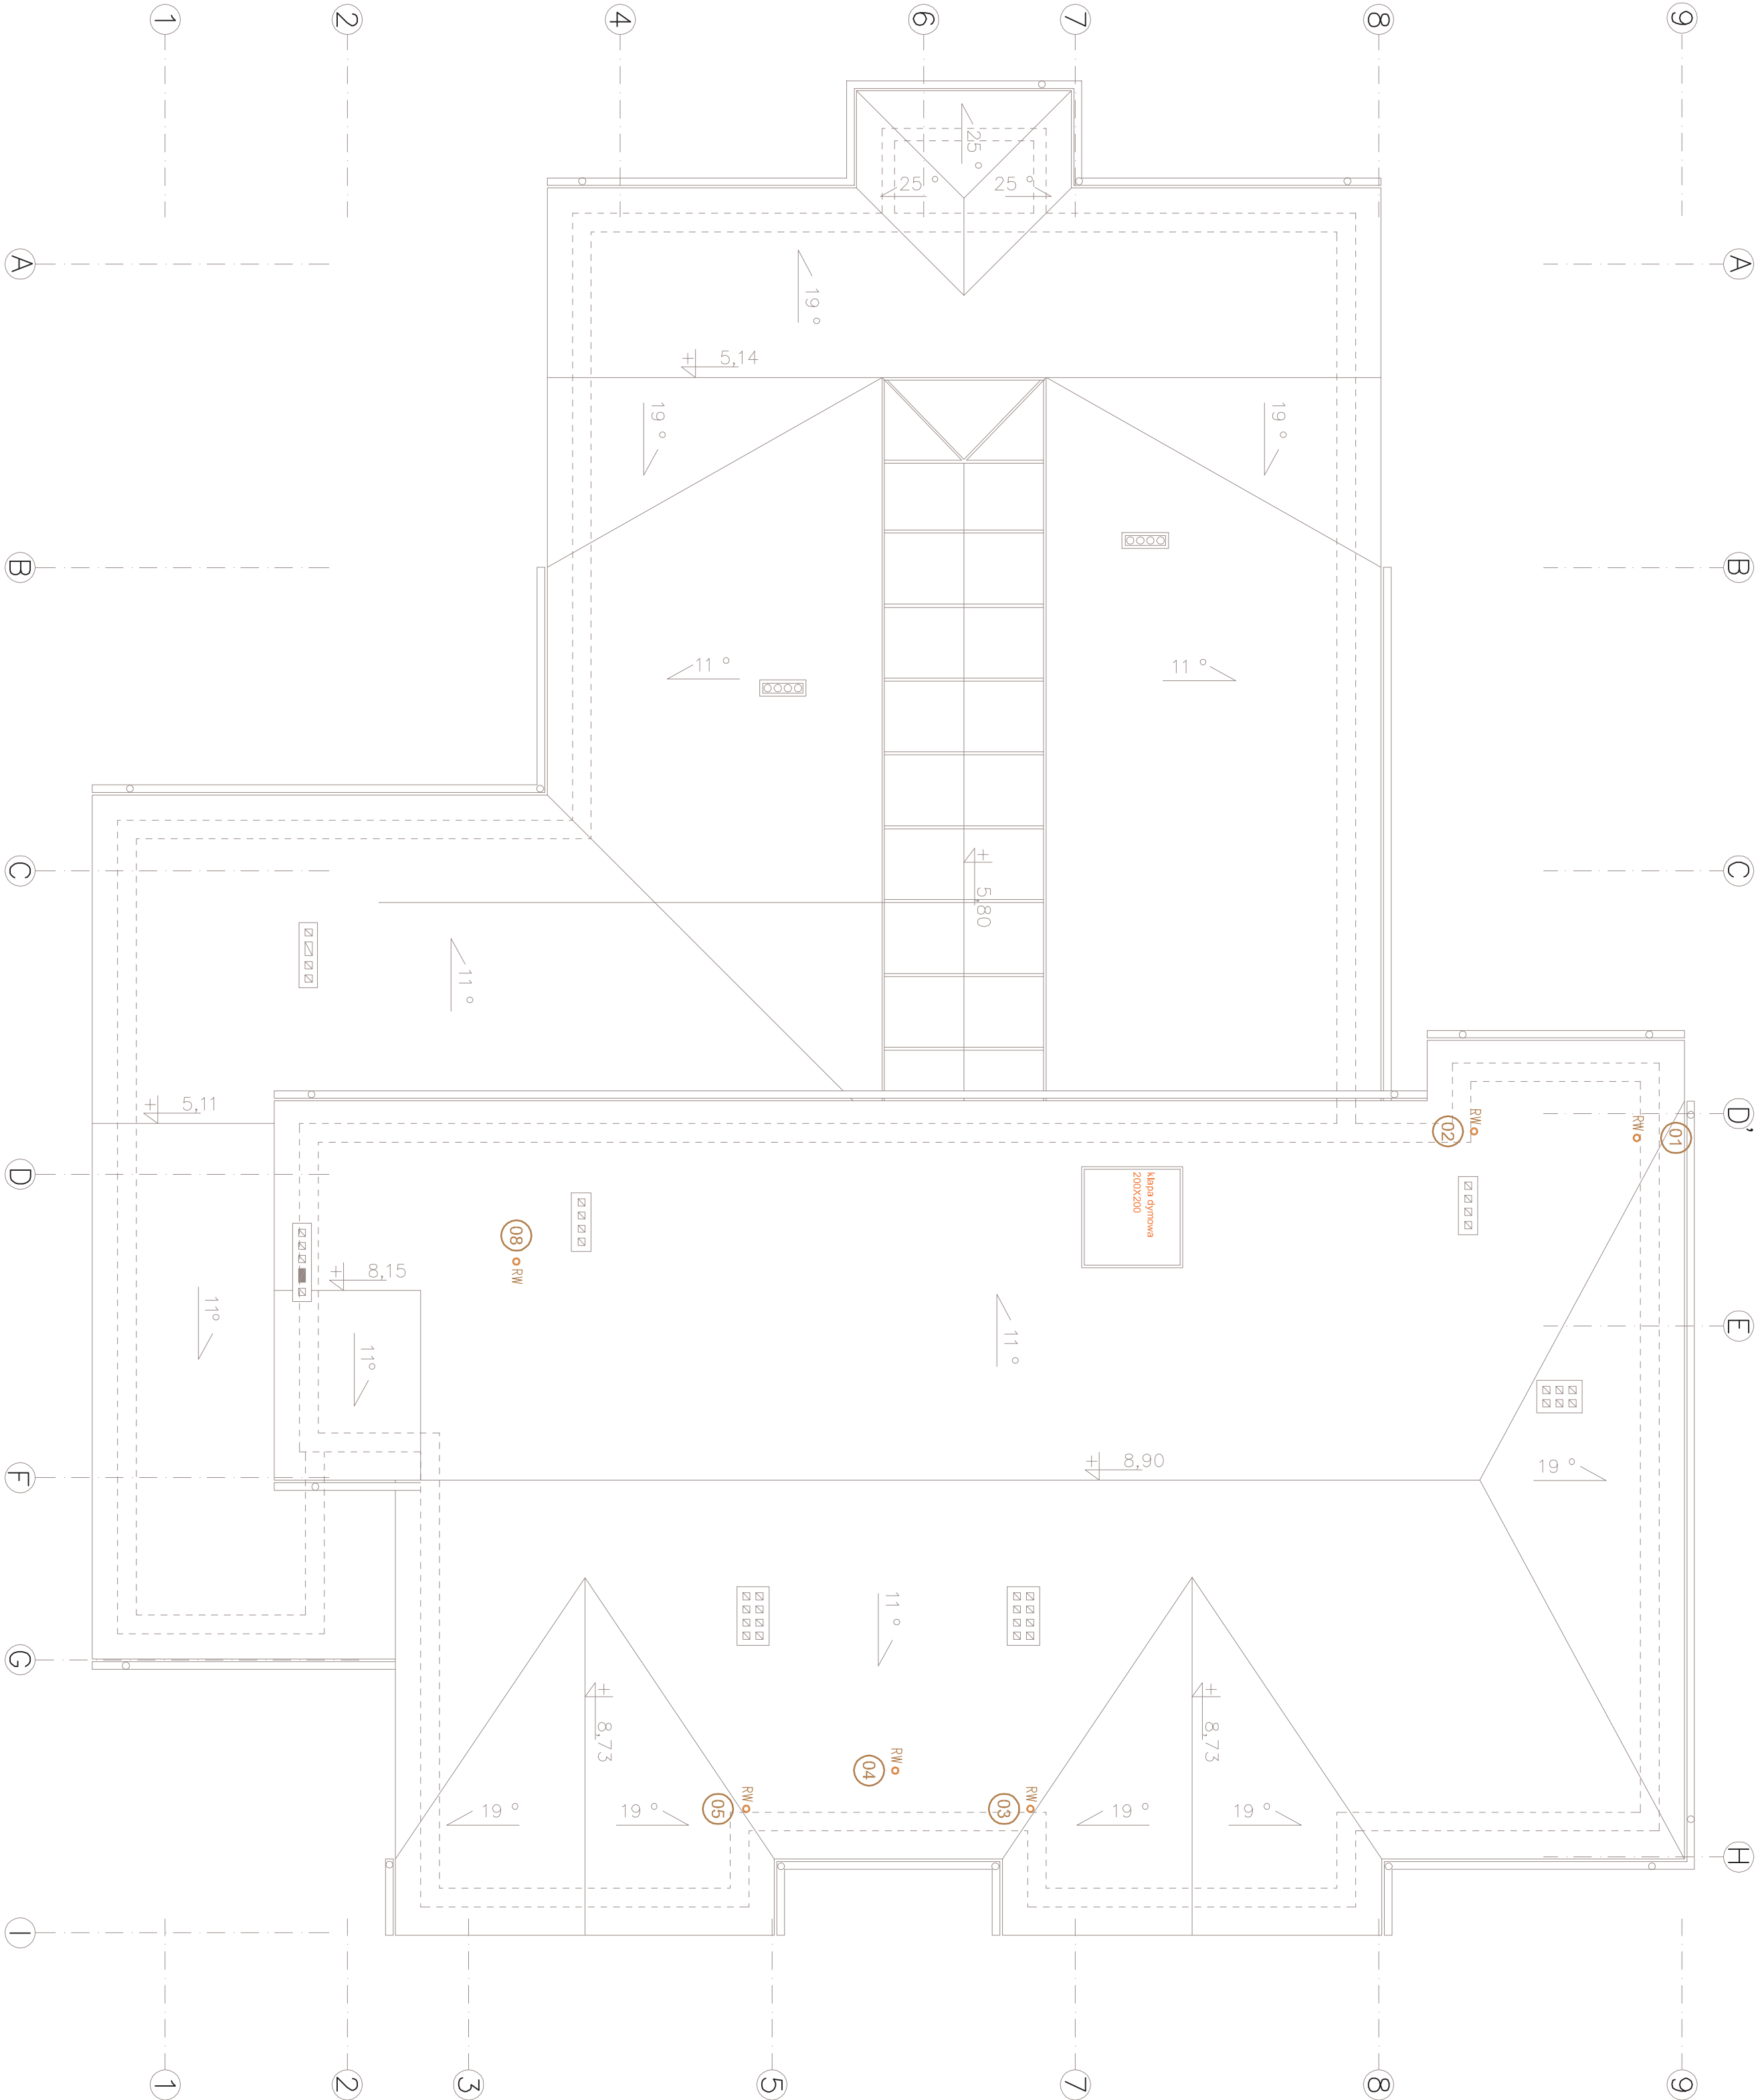

LEGENDA:

01

OZNACZENIE PIONU KANALIZACJI SANITARNEJ

RW

RURA WZWIENNA

OBIEKT	PRZEDSZKOLE		
ADRES	ZAKRZEW - KOLONIA ,dz. nr ewid. 26		
PRZEDMIOT	RZUT DACHU- KA.		
RYSUJĄCY	mgr inż. Kamil Różycki		naprawnych
funkcja	mgr inż. Kamil Różycki	LODOWY	podpis
Instalator	mgr inż. Kamil Różycki	PODSIG	
	Sygnet 2010.1	Skala 1/100	nr rys. KA-120