


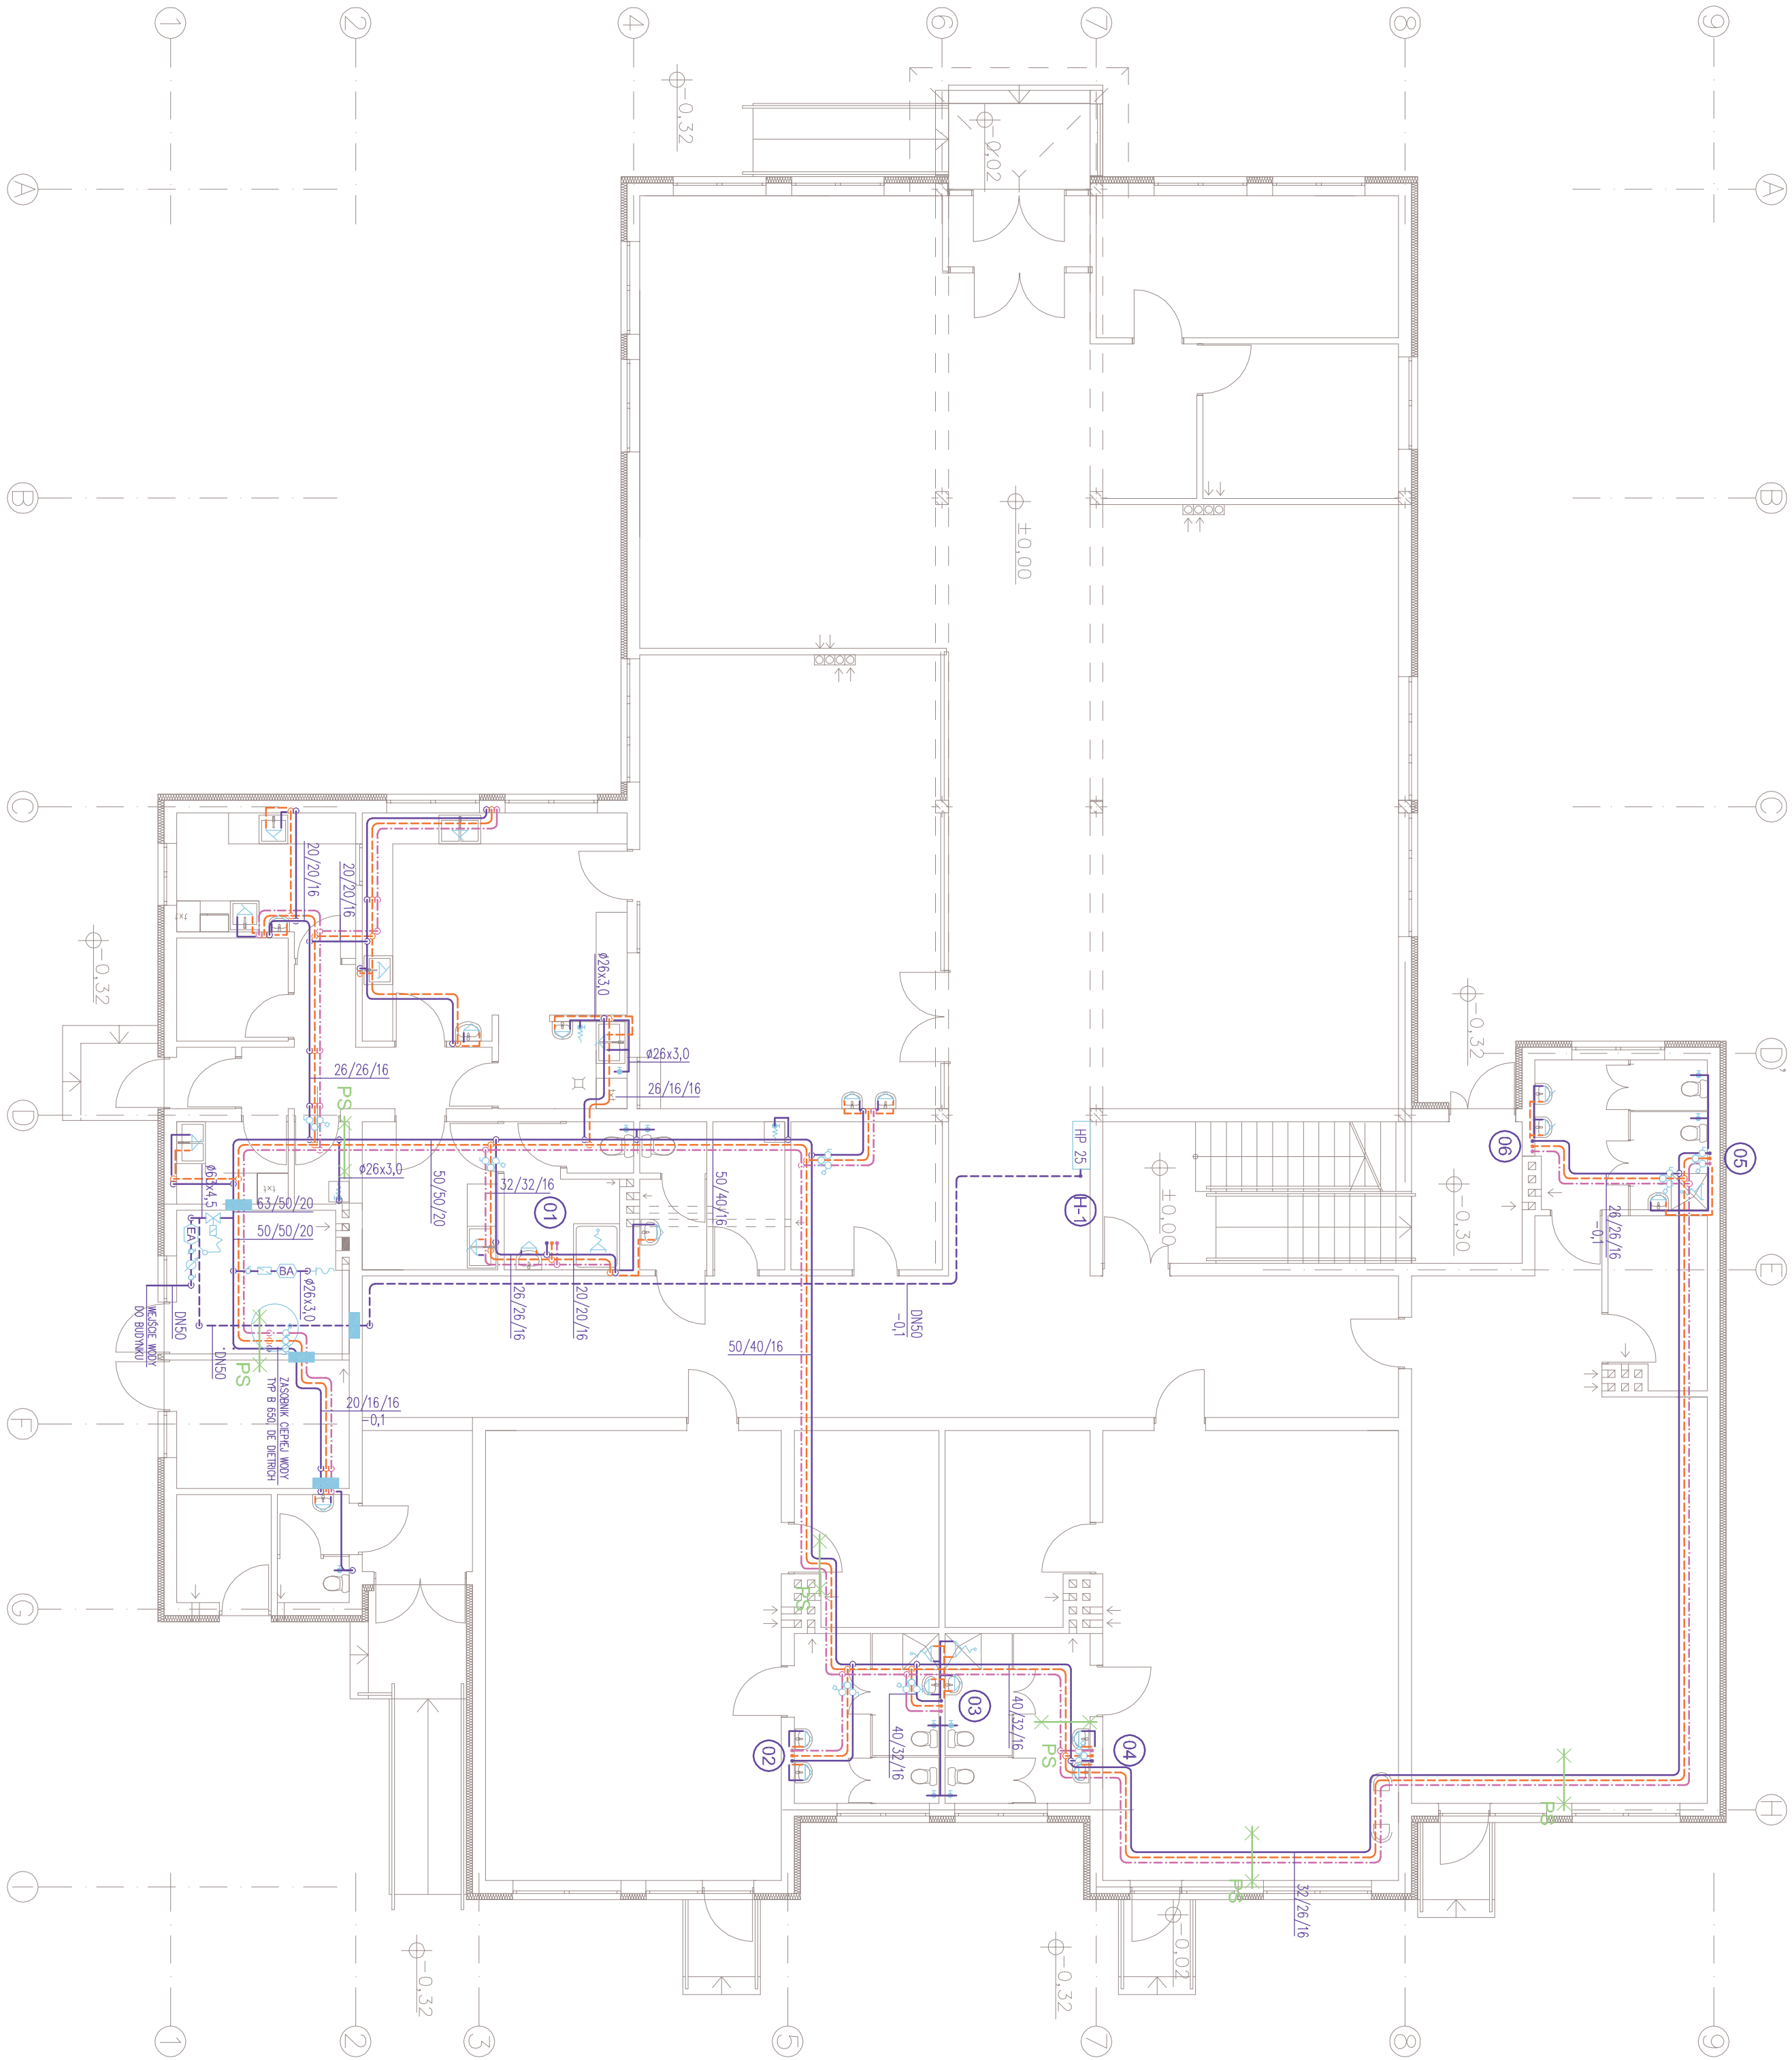

- LEGENDA:**
- WODA ZIMNA – RURY PE-Xb/Al/PE-HD
 - WODA P.POZ – RURY STALOWE
 - WODA Ciepłota – RURY PE-Xb/Al/PE-HD
 - WODA Ciepła – RURY PE-Xb/Al/PE-HD
 - ZIMNA RZECNEJ Rurociągu
 - ODGĄŻENIE Rurociągu W DOK
 - ZIMNA TRASY Rurociągu W DOK
 - ZIMNA TRASY Rurociągu W GÓRĘ
 - OZNACZENIE PIONU WODNIEGO

03

OZNACZENIE WYMIARU I RZECNEJ Rurociągu
ZNAK "+" OZNACZA ODLEGŁOŚĆ OSI Rurociągu OD PODŁOŻA
ZNAK "-" OZNACZA ODLEGŁOŚĆ OSI Rurociągu OD SUFITU
ZNAK "0" OZNACZA ODLEGŁOŚĆ OSI Rurociągu OD SUFITU

5

TERMOSTATYCZNY ZAWÓR Ciepłota DN25, TYPU ICA-Therm Z TERMOELEMENTEM THERMATEX
ZAWÓR ANTYSKAŻENIOWY, DN50 TYP: EK423RE, DANFOSS
ZAWÓR ANTYSKAŻENIOWY, DN20 TYP: BA2760, DANFOSS
FILTR SIATKOWY DN20
HYDRANT PRZECIWPÓŻAROWY DN25
PRZEPUSZNIKA DN50 TYP: STALAX + SIATKOWIK BERNARD
PODPORA STAKA

UWAGI:

1. NIE OPISANE DZIAŁKI WODY – RURY 16x2,25
2. INSTALACJE WODY ZIMNEJ, Ciepła I Ciepłota WYKONAĆ Z RUR WIELOWARSTWOWYCH ŁĄCZONYCH POPRZECZ ZAPARASOWYMIANIE
3. INSTALACJE HYDRANTOWA WYKONAĆ Z RUR STALOWYCH OCYNKOWANYCH ZE SZNIEK
4. MONTAŻ HYDRANTU P.POZ. NA WYSOKOŚCI 1,35±0,05m
5. NALEŻY WYKONAĆ IZOLACJĘ TERMICZNĄ INSTALACJI Ciepła WODY UŻYTKOWEJ I Ciepłota ODLIWA Z WODY MINERALNEJ ZGODNIE Z DZ.U. Nr 201, Poz. 1239.
6. PRZED ZAWIĄZANIEM ZE ZŁĄCZKA DO WĘZA, PO STRONIE INSTALACYJNEJ ZAMONTOWAĆ FILTR SIATKOWY I ZAWÓR ANTYSKAŻENIOWY TYP: HA.
7. PRZEDSIĄCZ INSTALACJĘ PRZECIWPÓŻAROWĄ DLA KUCHNI WYMAGANIA SĄT KLASY ODPORNOŚCI OGNIOWEJ CO NAJMNIEJ E60 WYKONAĆ W TECHNOLOGII WŁASNOŚCI DLA RODZAJU I ŚREDNICY RUR PRZYZY UŻYTKU ZABEZPIECZENIA SYSTEMU PROMATEC.

OBIEKT	PRZEDSZKOLE
ADRES	ZAKRZEW - KOLONIA, dz. nr ewid. 26
PRZEDMIOT	RZUT PARTERU- INSTALACJA WODOCIĄGOWA
RYSUJĄCY	mgr inż. Kamil Różycki
funkcja	mgr inż. Kamil Różycki
Instalator	mgr inż. Kamil Różycki
Swieczek 2010-1	Skala 1/100
	nr rys. WO-100